


	日期
	会签者
	会签单位

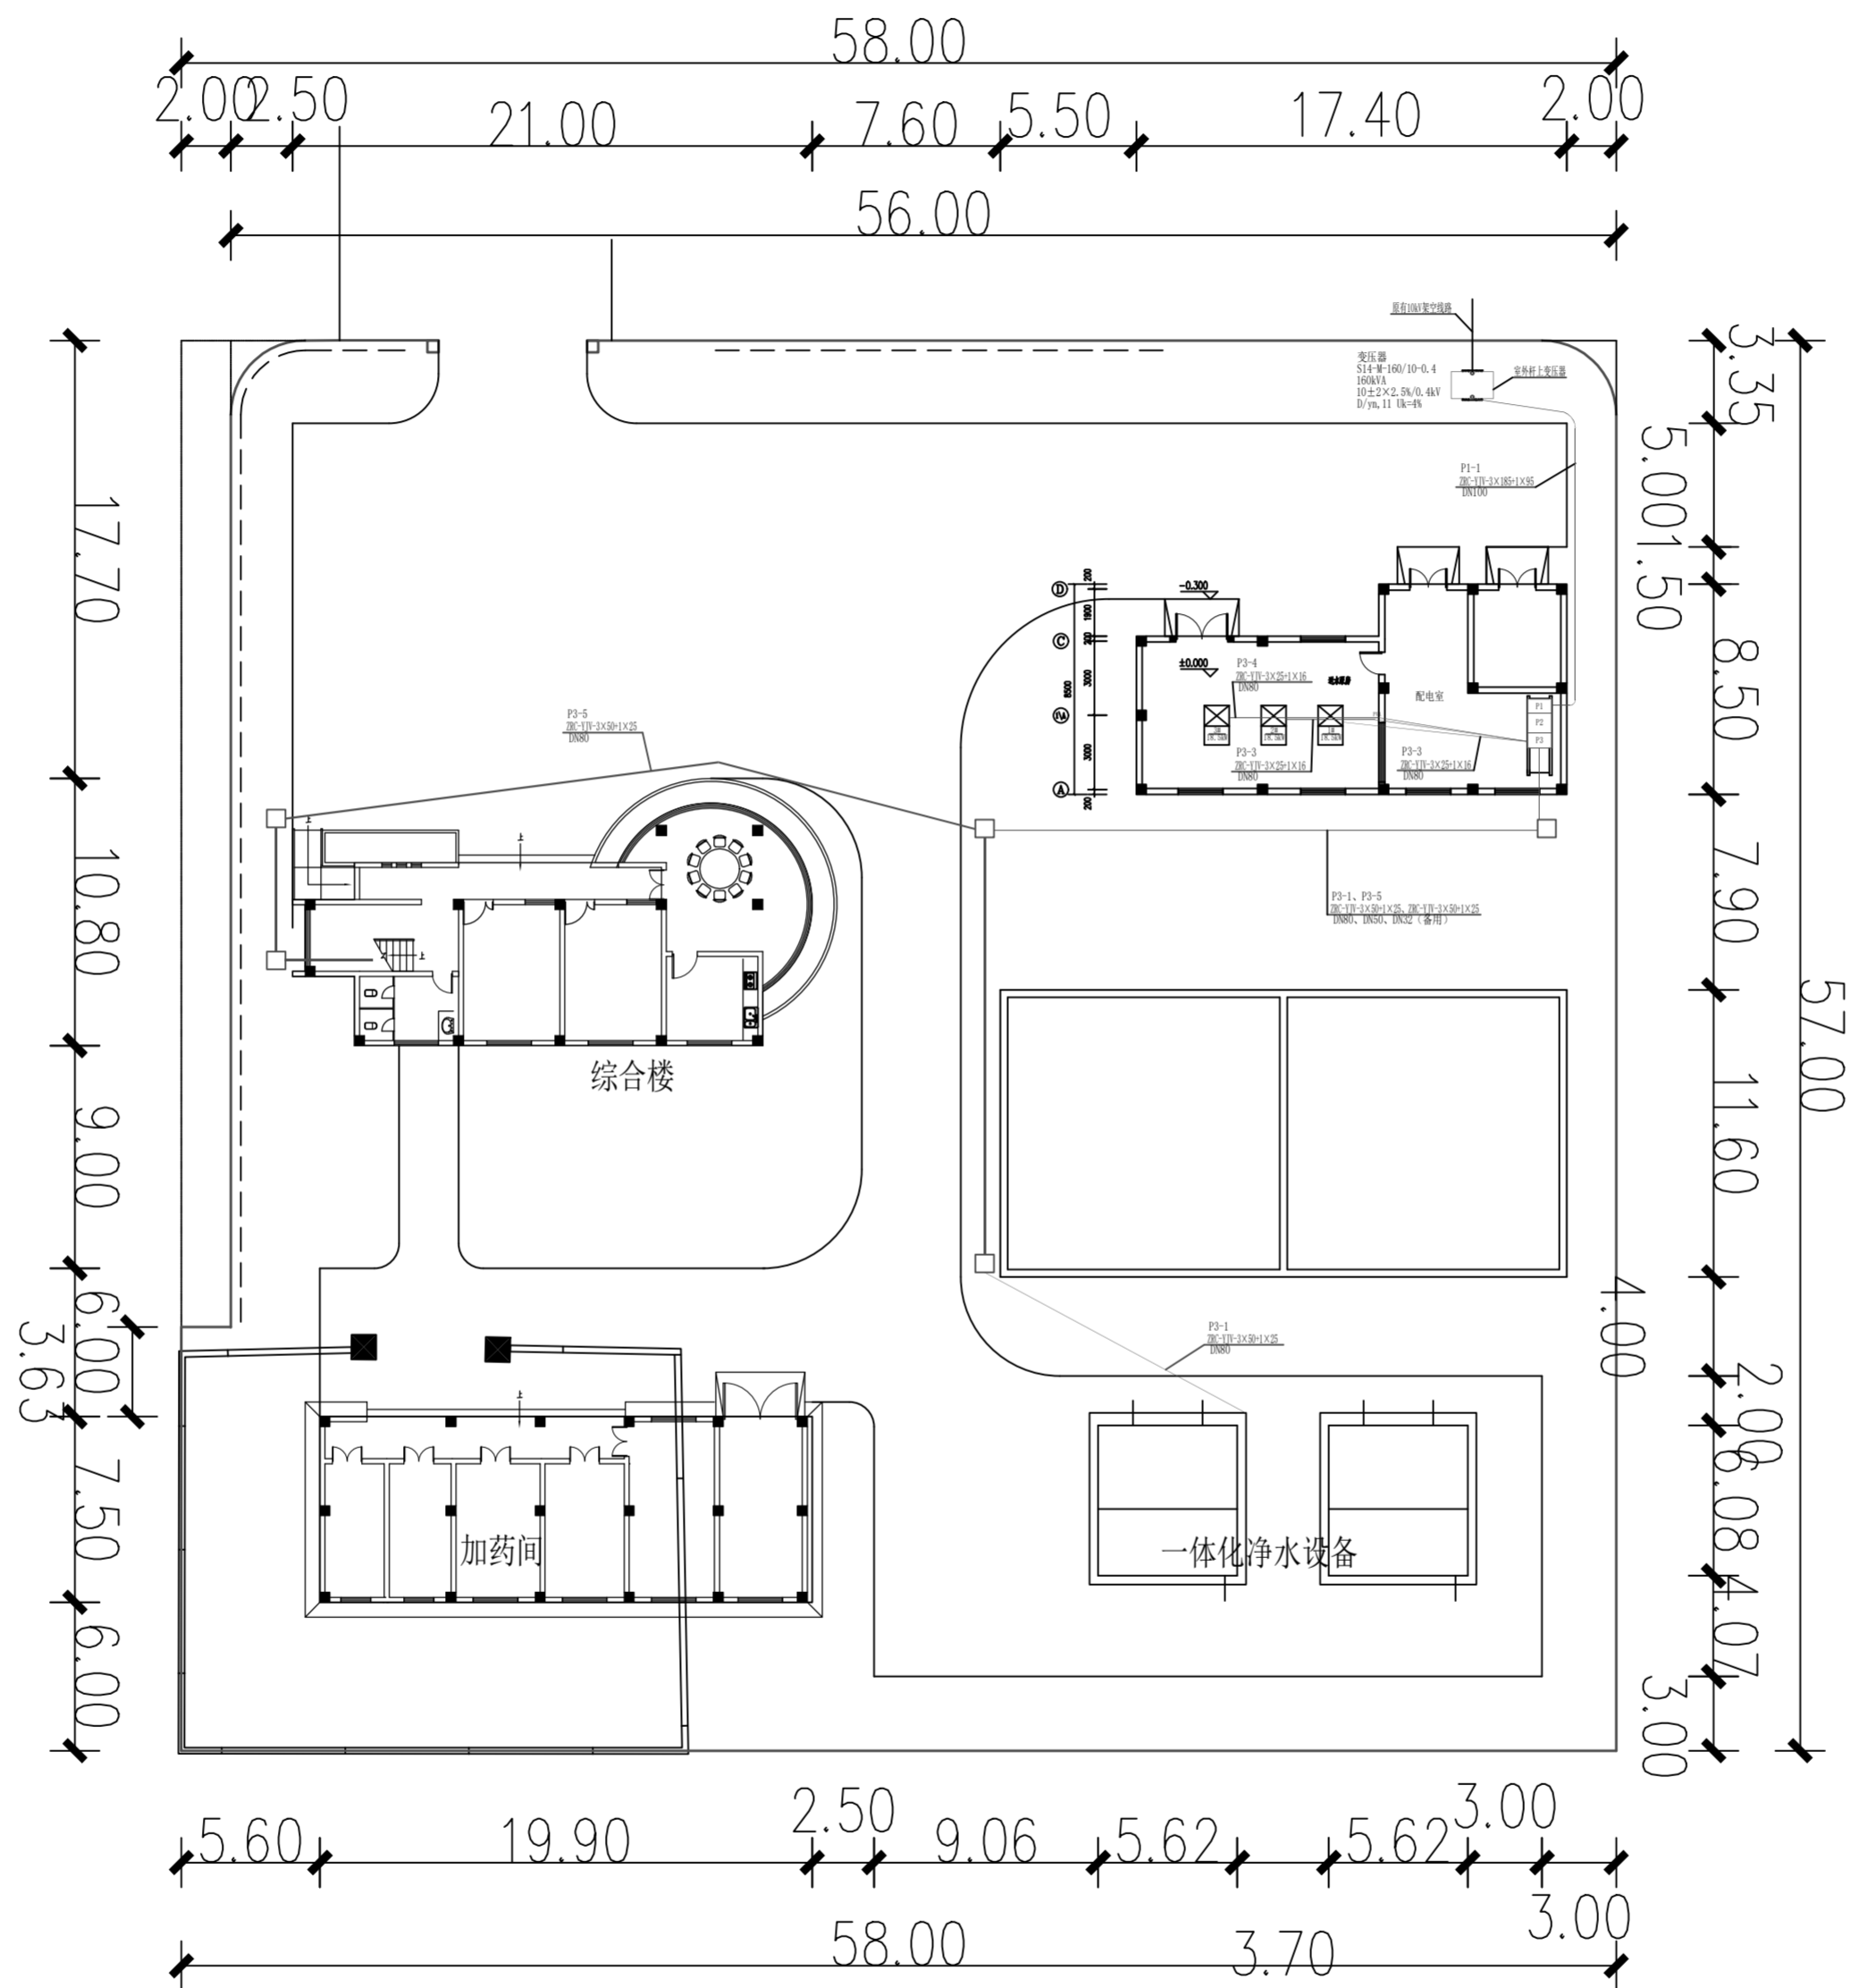

广东省水利电力勘测设计研究院有限公司 GPDI					
核定			雷岭镇农村供水 改造提升工程	施工图	阶段
审查	周卿	周卿		电气一次	部分
校核	叶雄兵	叶雄兵	水厂动力电缆敷设平面图		
设计	潘兴禄	潘兴禄			
制图	潘兴禄				
设计证号	甲级 A144001909	图号	SL2308FT-721-009 补充完善	日期	2025.06