 



			日期
			会签者
			会签单位

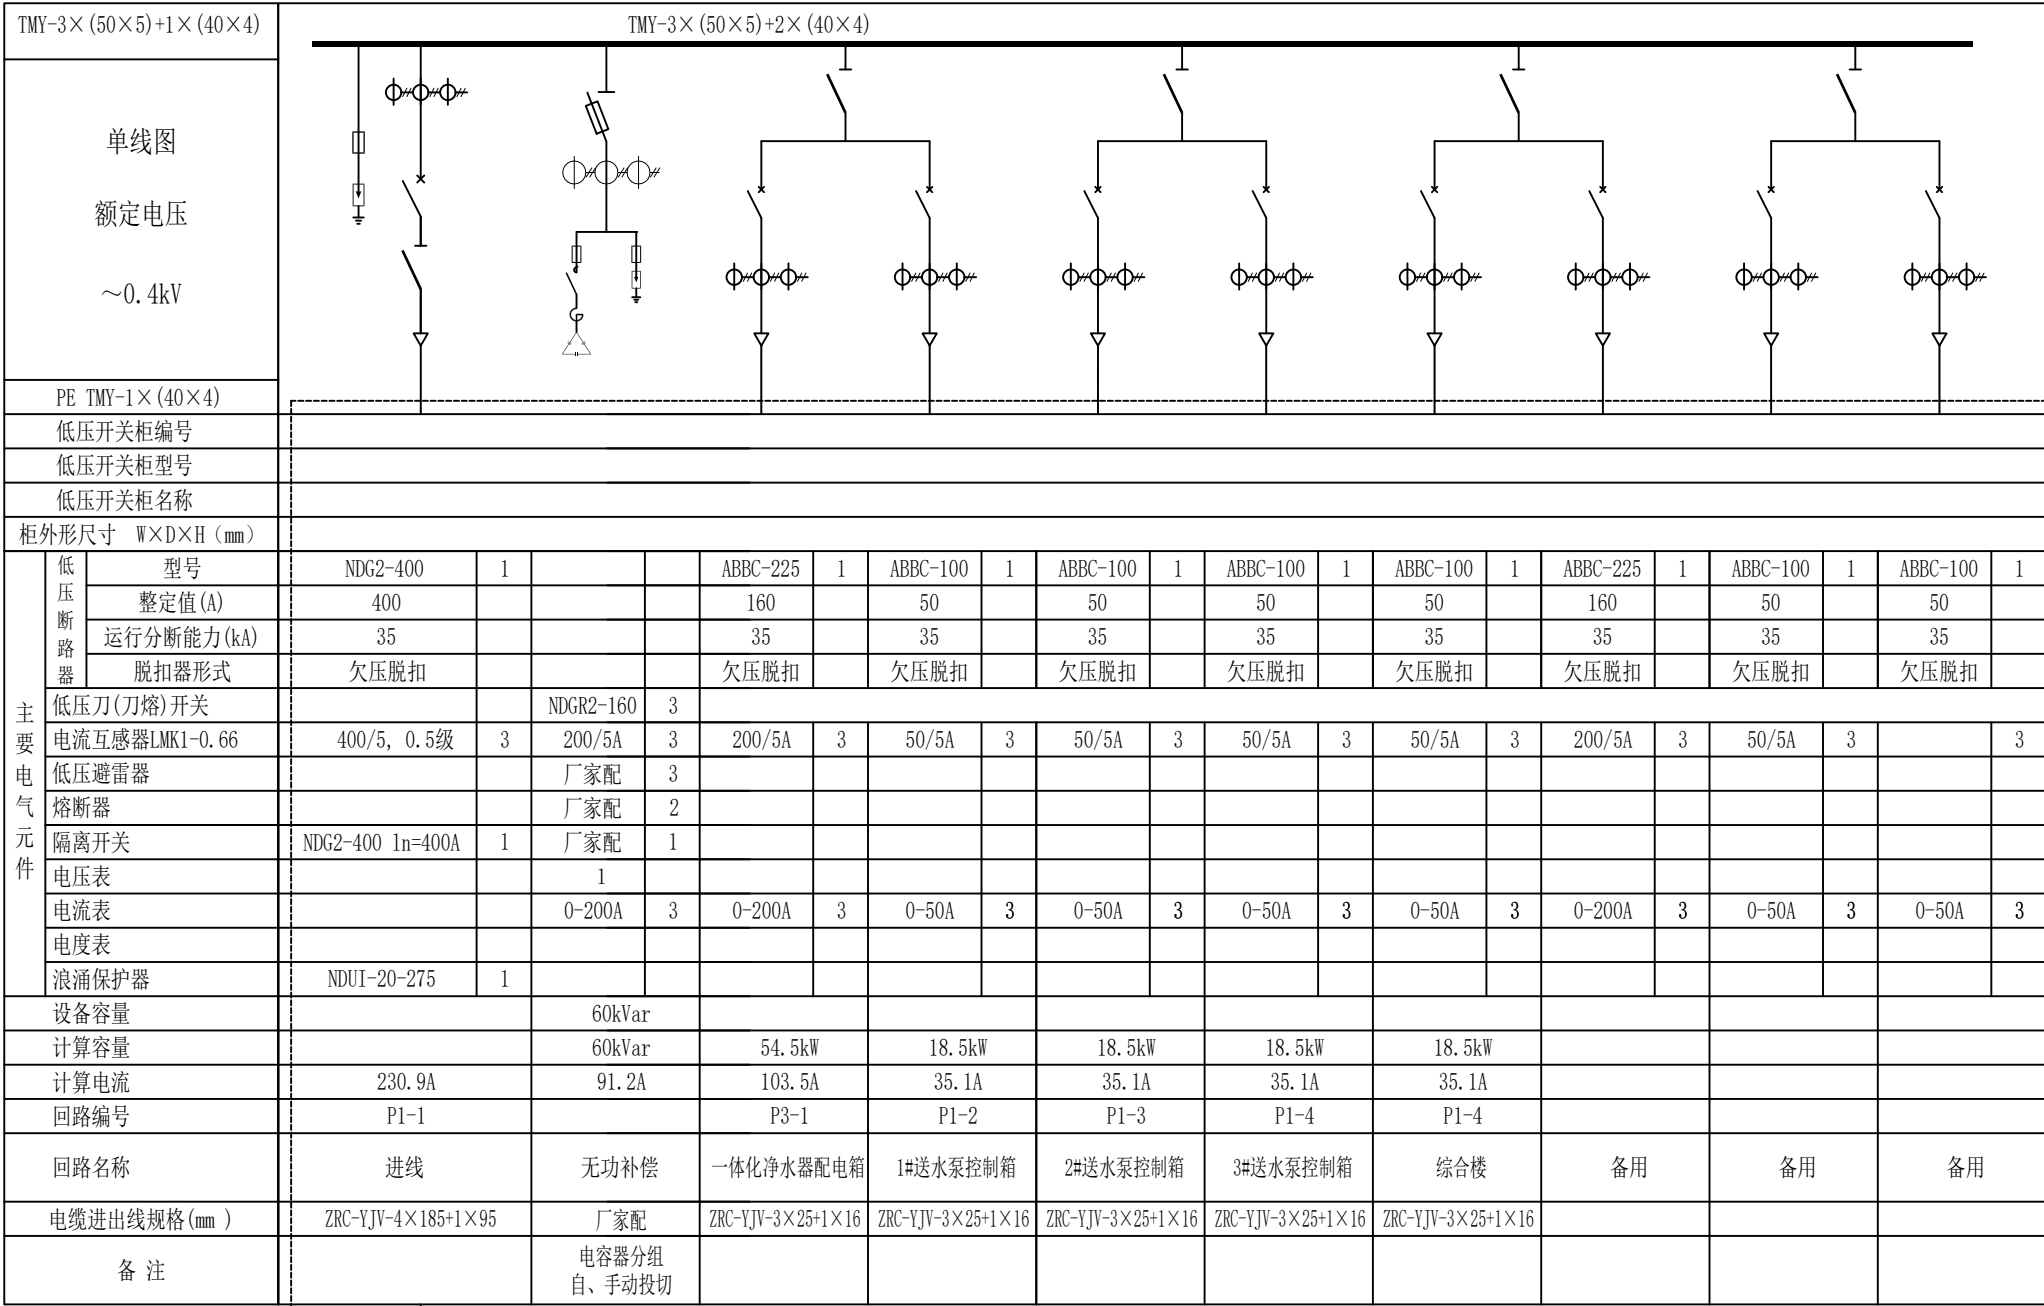

- 说明：
- 箱内主母线采用铜排，箱底部配置PE保护线，并满足下进线、下出线要求。
 - 低压进线断路器，配置分励脱扣，失压脱扣装置可根据当地供电部门设定要求。
 - 无功补偿装置容量为变压器容量的20%~40%。
 - 本图电器元件型号规格仅为参考，实际选用时可根据需要选定，但必须符合《业扩导则》及相关的技术规范及标准要求。
 - 图纸配电箱外形尺寸不作标注，具体以厂家生产尺寸为准。

<div><div></div><div>广东省水利电力勘测设计研究院有限公司</div><div>GPD</div></div>					
核定			雷岭镇农村供水改造提升	工程	施工图阶段
审查	周 卿			电气一次	部分
校核	叶雄兵		水闸室外低压配电箱内部接线图		
设计	潘兴禄				
制图	潘兴禄				
设计证号	甲级 A144001909	图号	SL2308FT-721-007	日期	2025. 06