

汕头市民政局

汕头市升平建筑设计院有限公司图纸目录


兴建单位	汕头市民政局	工 种	建筑 结构	设计号	
工程名称	汕头市烈士陵园纪念广场修缮工程	设计阶段	施工图	日 期	2014.09
序号	图 纸 名 称	图 号	图 纸 格	备 注	
1	地形网格图	建施-01	A3		
2	平面布置图	建施-02	A3		
3	平面尺寸定位图	建施-03	A3		
4	地面块料平面图	建施-04	A3		
5	台阶花斗平面图、台阶花斗立面图	建施-05	A3		
6	花斗台阶基础平面图	建施-06	A3		
7	剖面大样图	建施-07	A3		
8	石栏杆大样	建施-08	A3		
9	纪念广场 石板拼法大样	建施-09	A3		
10	1-1剖面图、2-2剖面图	建施-10	A3		
11	排水沟大样图	建施-11	A3		
12	纪念广场地面做法剖面图等	建施-12	A3		
13	排水平面图	建施-13	A3		
14	照明基础平面图	建施-14	A3		
15	检查井、雨水井、管道基础图	建施-15	A3		
16					
17					
18					
19					
20					
21					
22					
23					
24					
25					
26					
27					
28					
29					
30					

汕头市烈士陵园 纪念广场修缮工程 土建工程施工图纸

汕头市升平建筑设计院有限公司

二〇一四年九月

建 筑	电 气	
结 构	空调设备	
给排水		

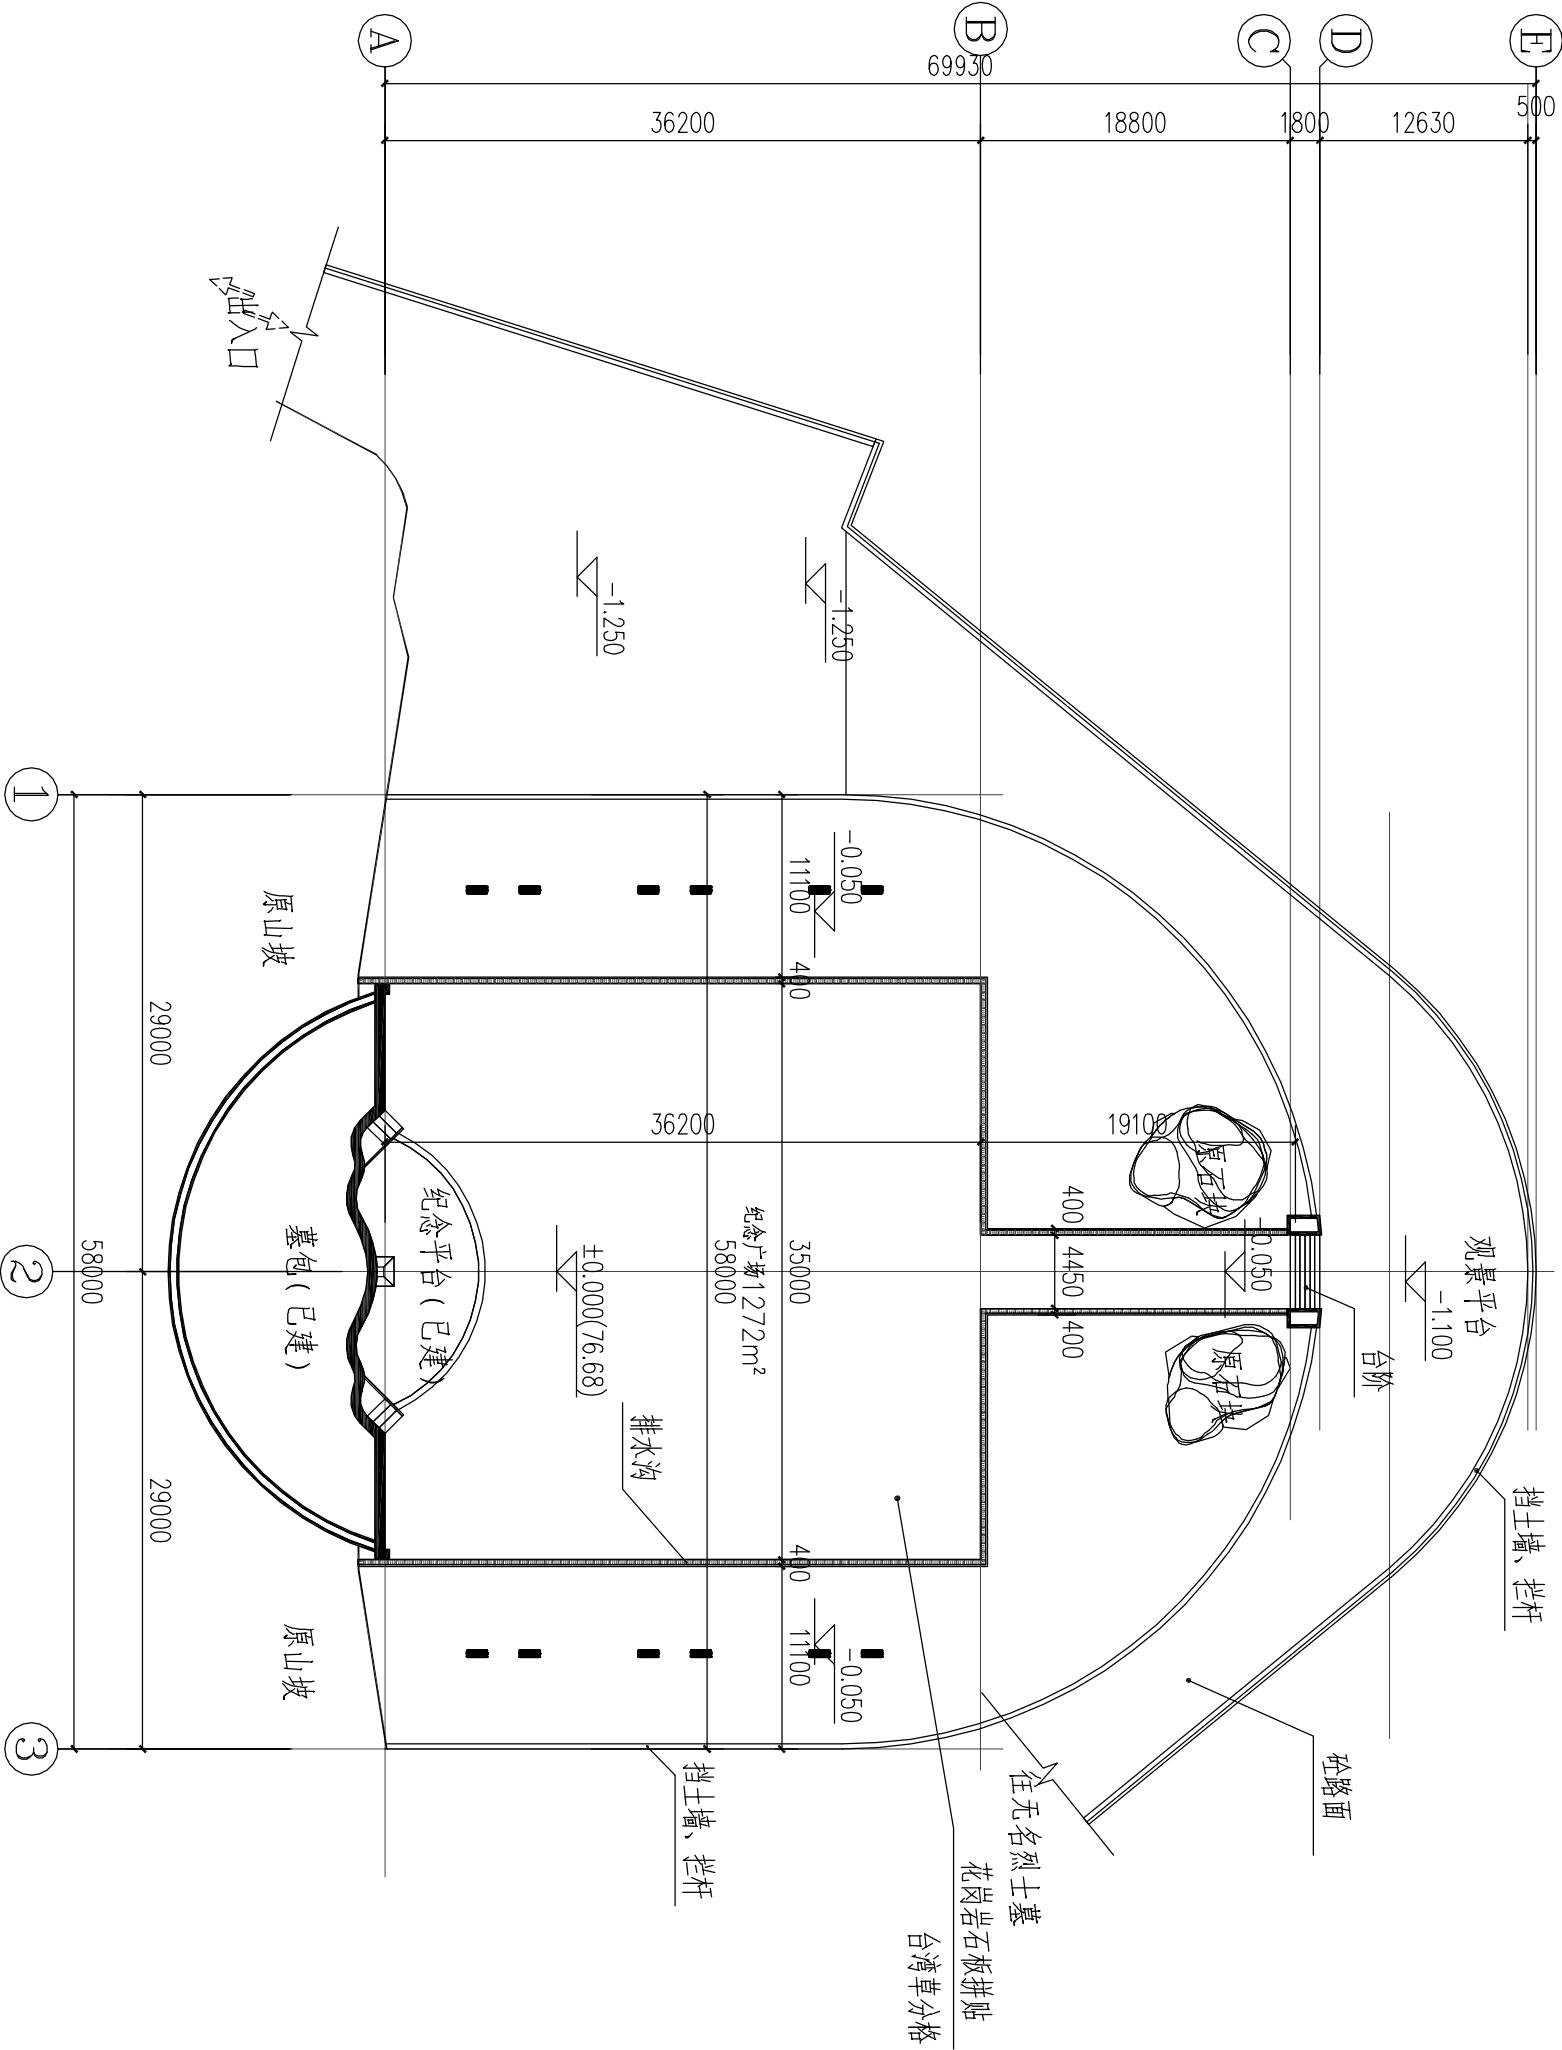


平面布置图 1:4.50

注册师执业章：
出图章：

汕头市升平建筑设计院有限公司				《工程设计证书》编号：A144014425 证 书 级 别： 甲 级		施工图审批号	
审 定	黄上进	校 对	谢昭南	建设单位		汕头市民政局	业 务 号
审 核	孙柔光	设 计		项目名称	汕头市烈士陵园纪念广场修缮工程		设计阶段
项目负责人	赖宏华			图 纸	平面布置图		图 号
专业负责人	赖宏华	制 图		内 容		日期	建 施 - 02
							2014. 09

建 筑	电 气	
结 构	空调设备	
给排水		

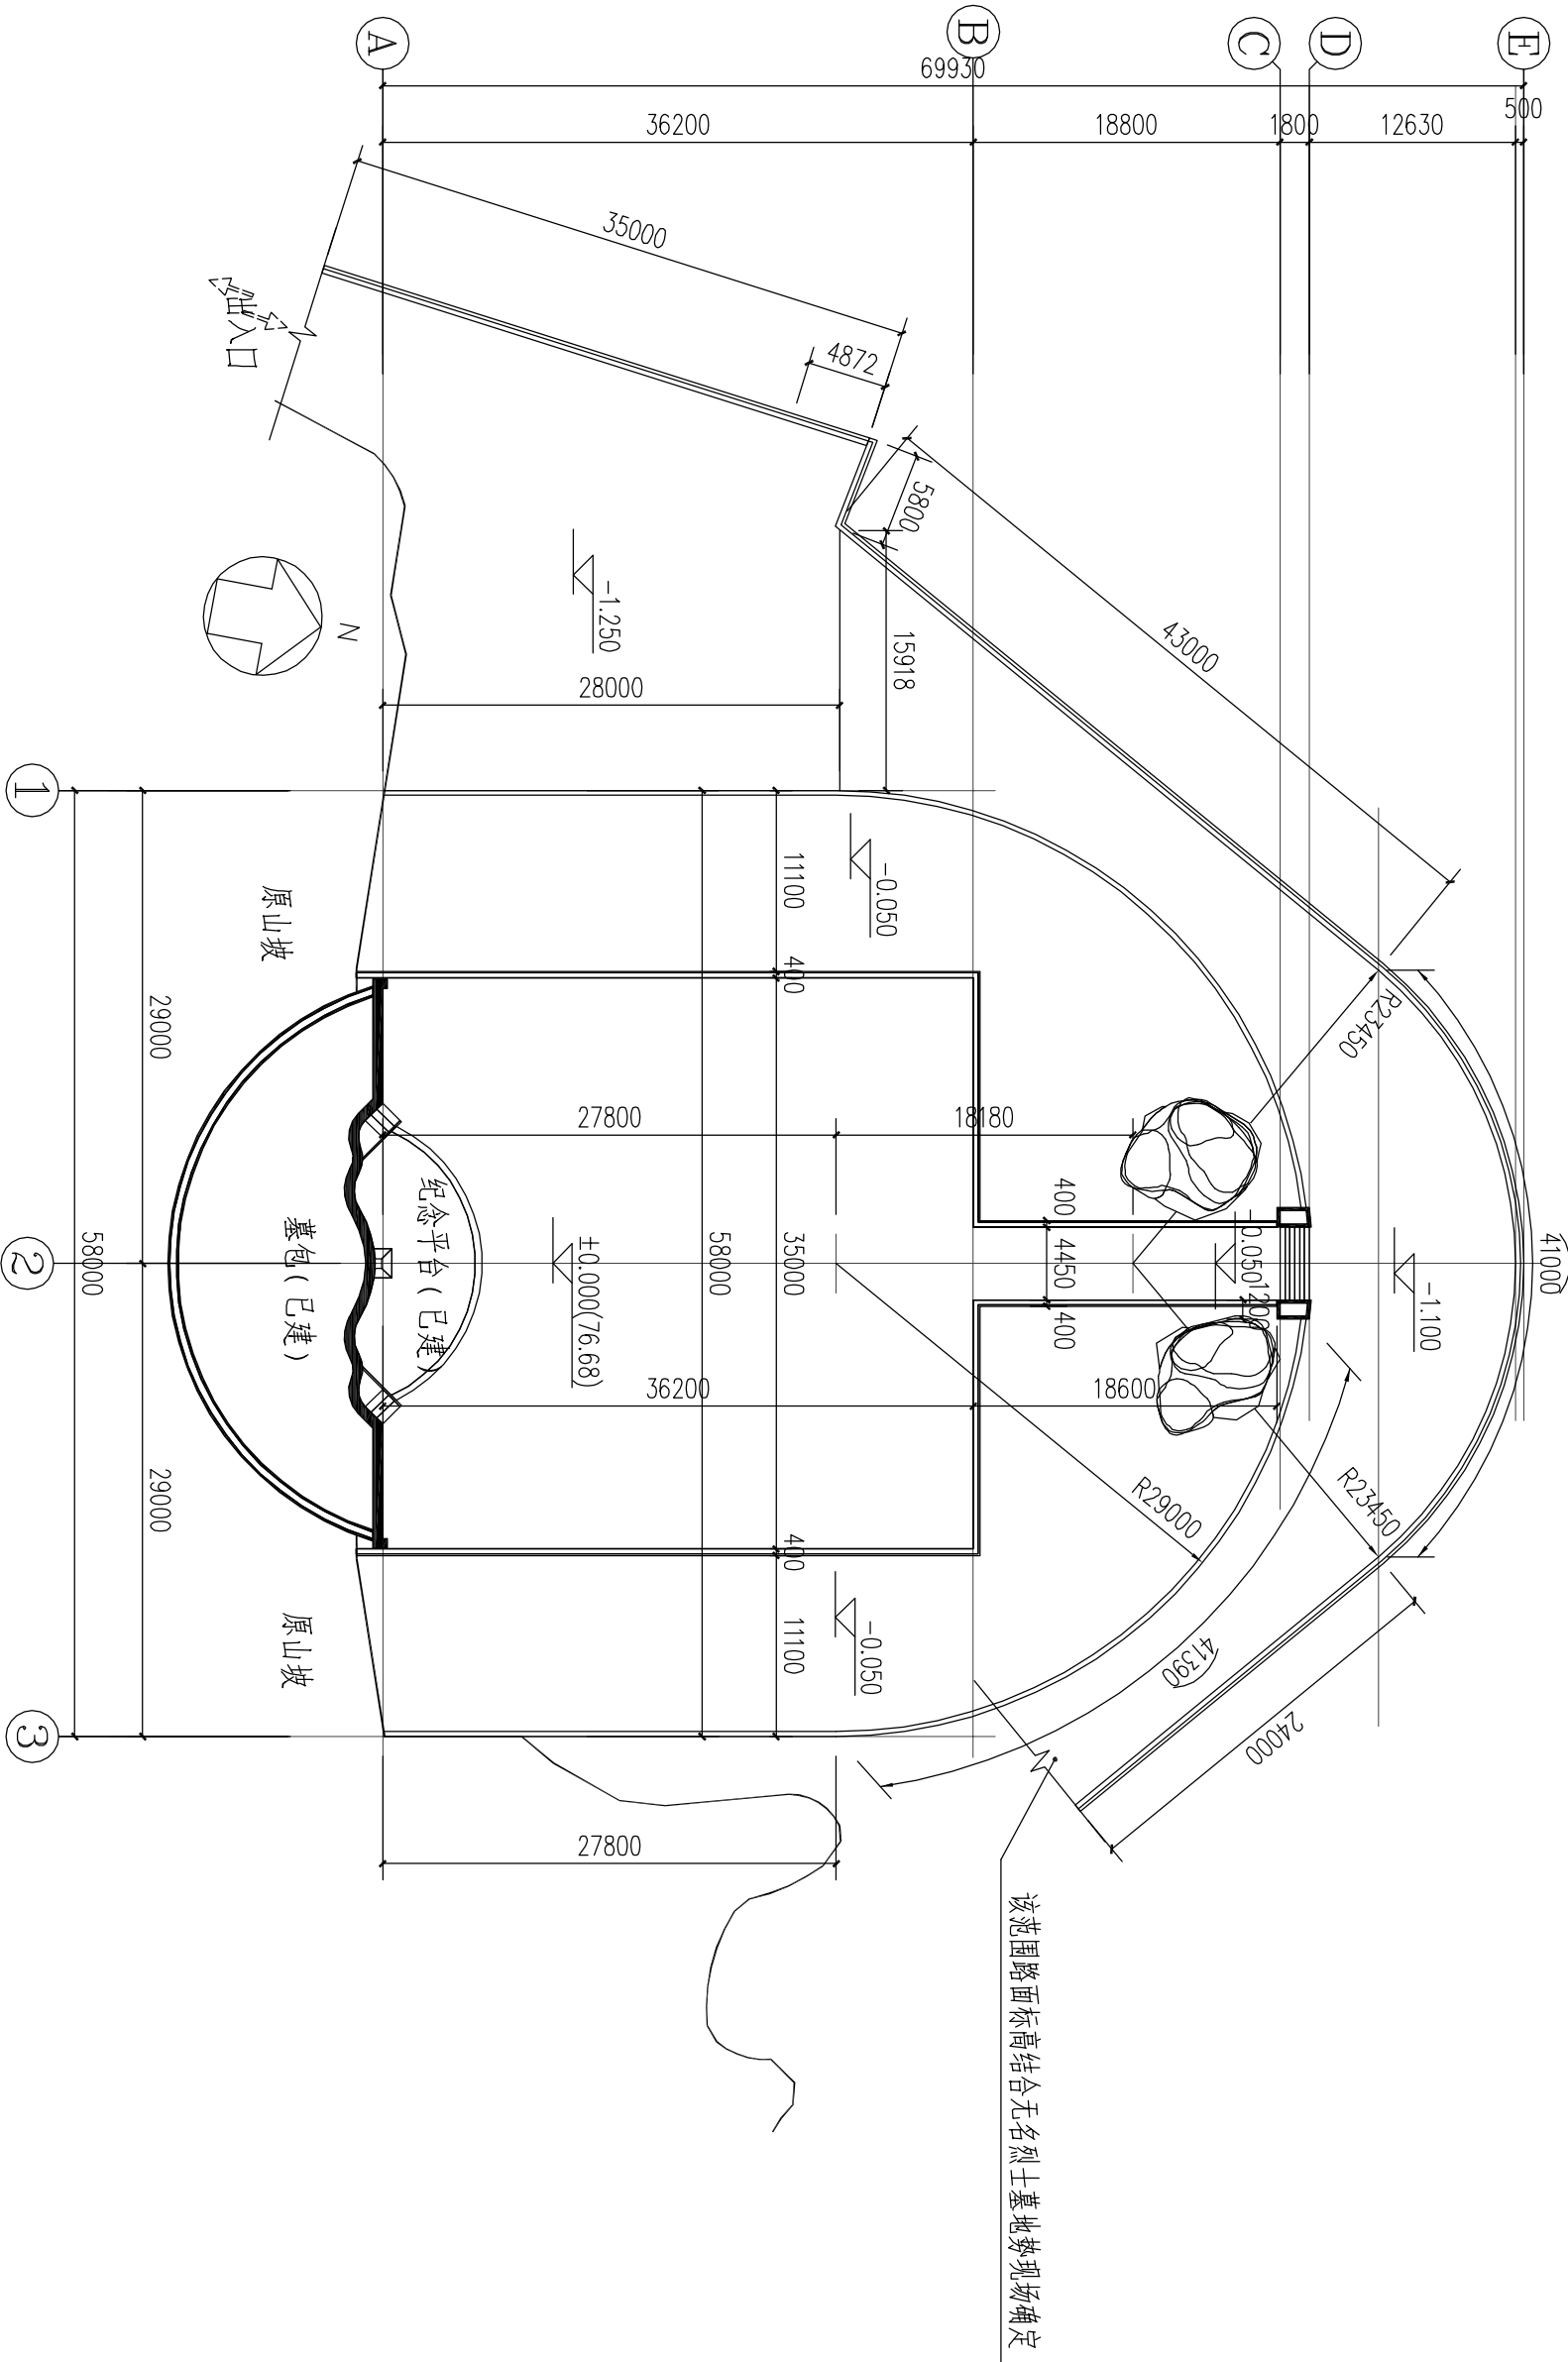


平面尺寸定位图 1:4.50

注册师执业章:


出图章:

汕头市升平建筑设计院有限公司					《工程设计证书》编号: A144014425		施工图审批号	
审 定	黄上进		校 对	谢昭南	建设单位	汕头市民政局	业 务 号	
审 核	孙柔光				项目名称	汕头市烈士陵园纪念广场修缮工程	设计阶段	施工图
项目负责人	赖宏华		设 计	赖宏华			图 号	建施-03
专业负责人	赖宏华		制 图		图 内 容	平面尺寸定位图	日 期	2014. 09

建 筑	电 气	
结 构	空调设备	
给排水		

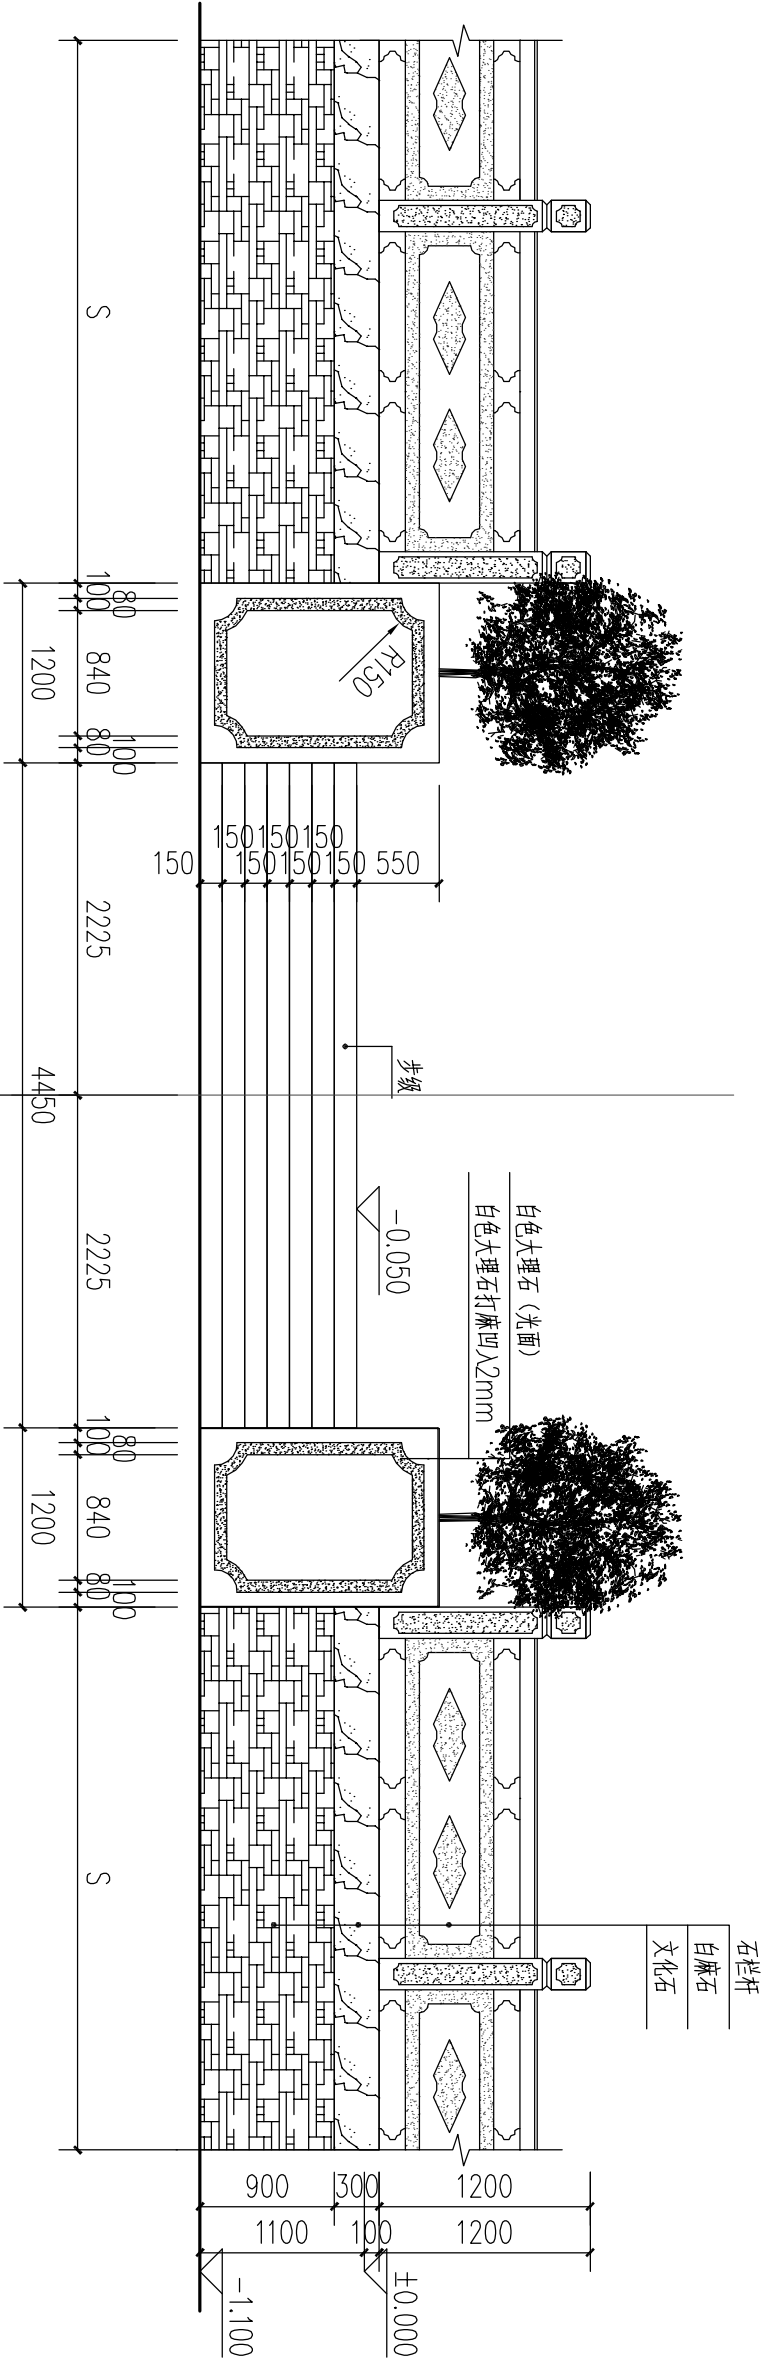


台阶立面图 1:50

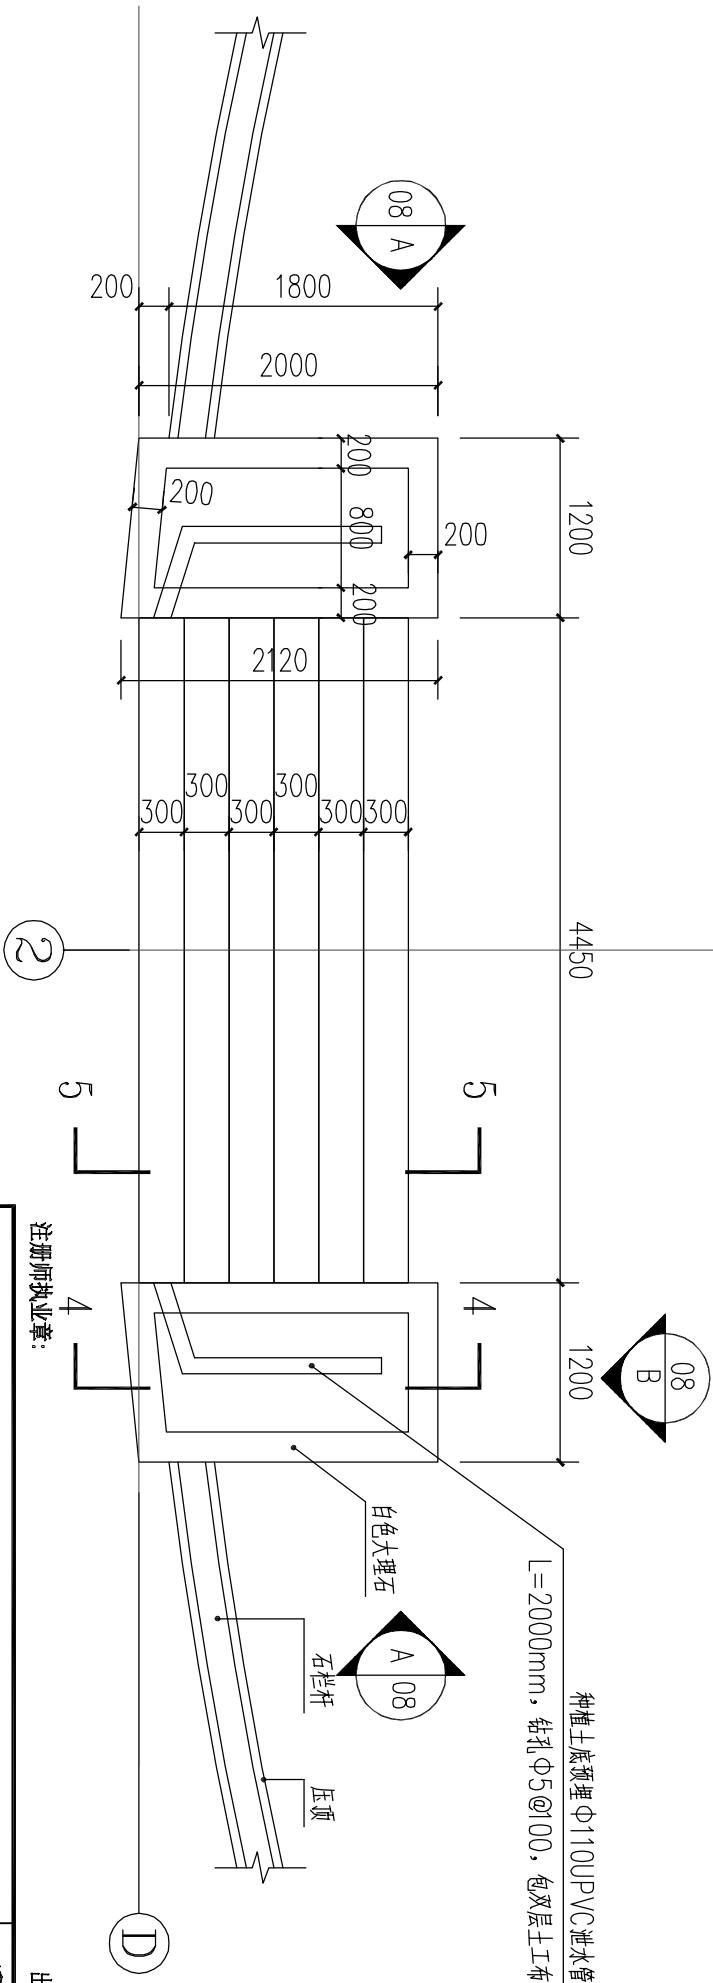

台阶平面图 1:50

汕头市升平建筑设计院有限公司				《工程设计证书》编号: A144014425				施工图审批号	
证 书 级 别: 甲 级				汕 头 市 民 政 局				业 务 号	
审 定	黄上进			校 对	谢昭南			建 设 单 位	汕头市烈士陵园纪念馆广场修缮工程
审 核	孙采光			设 计	赖宏华			项 目 名 称	汕头市烈士陵园纪念馆广场修缮工程
项目负责人	赖宏华							图 纸 内 容	台阶花斗平面图、台阶花斗立面图
专业负责人	赖宏华			制 图				日 期	2014.09

建 筑	电 气	
结 构	空调设备	
给排水		

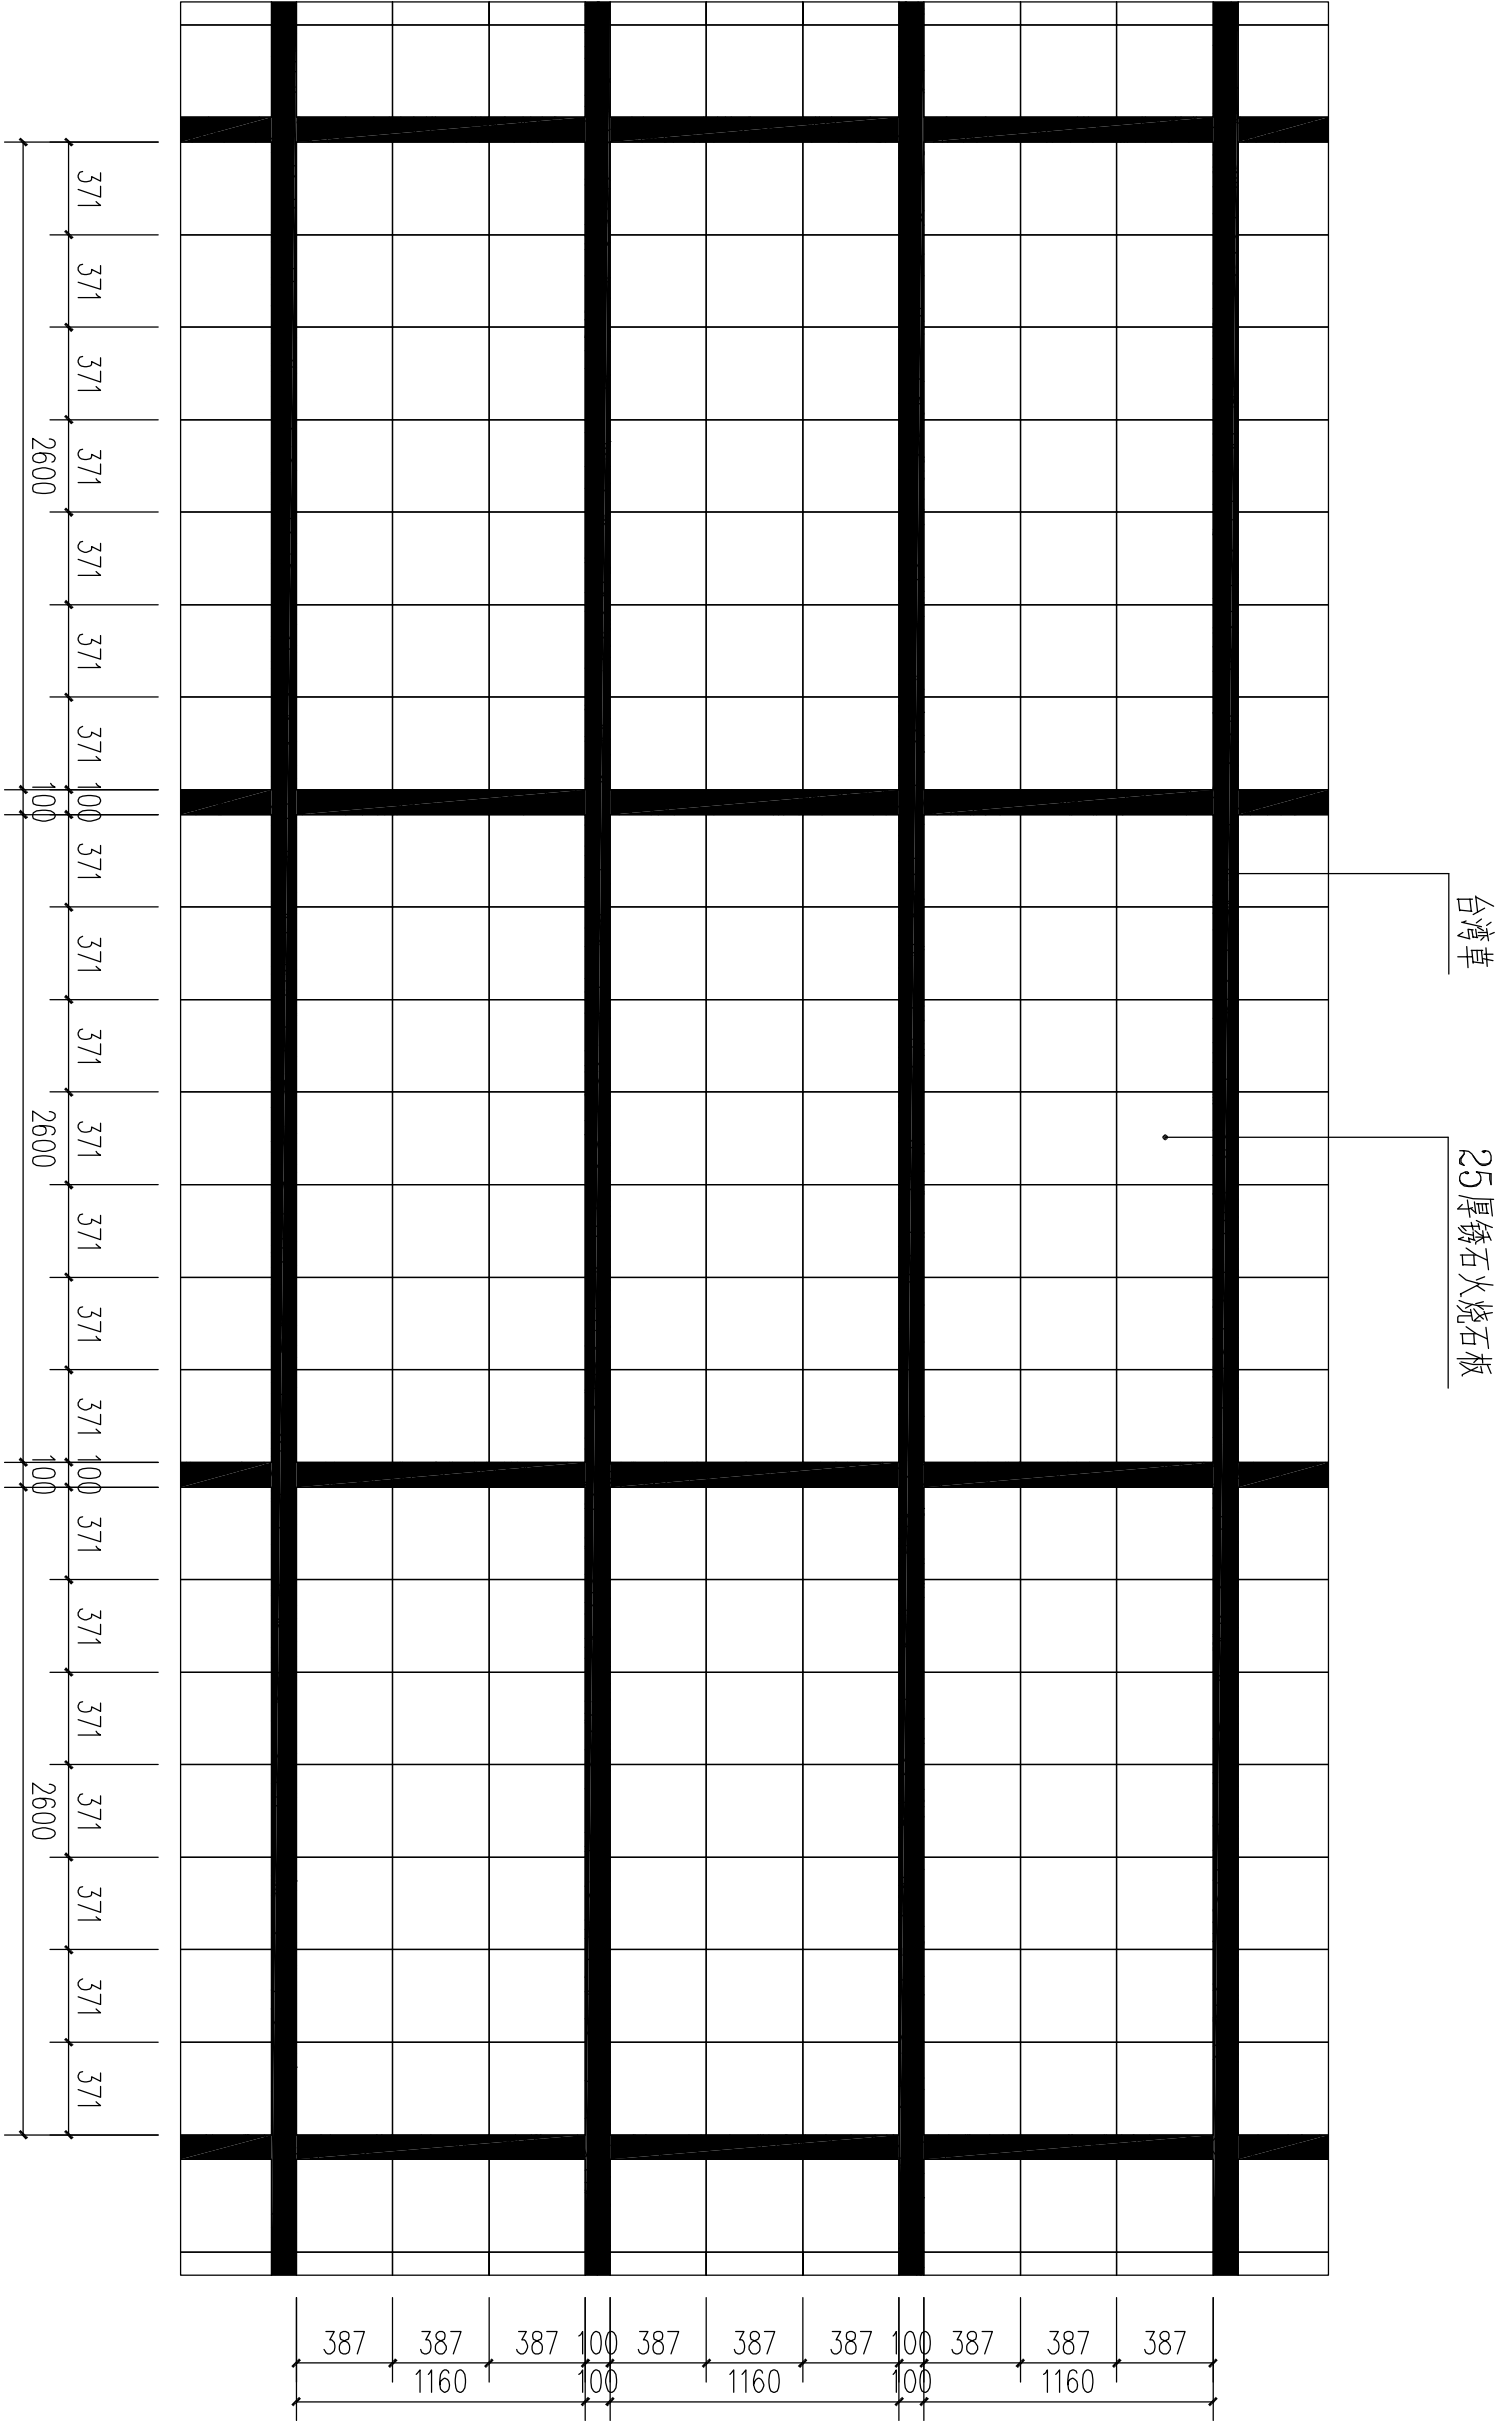


注册执业章:

出图章:


纪念广场 石板拼法大样 1:30

汕头市升平建筑设计院有限公司				《工程设计证书》编号: A144014425		施工图审批号
审 定 黄上进				证 书 级 别: 甲 级		
审 核 孙采光				校 对 谢昭南		业 务 号
项目负责人 赖宏华				设计 赖宏华		设计阶段
专业负责人 赖宏华				制 图		图 号
				图 内 容		日 期
				纪念广场 石板拼法大样		2014.09


建 筑	电 气	
结 构	空调设备	
给排水		

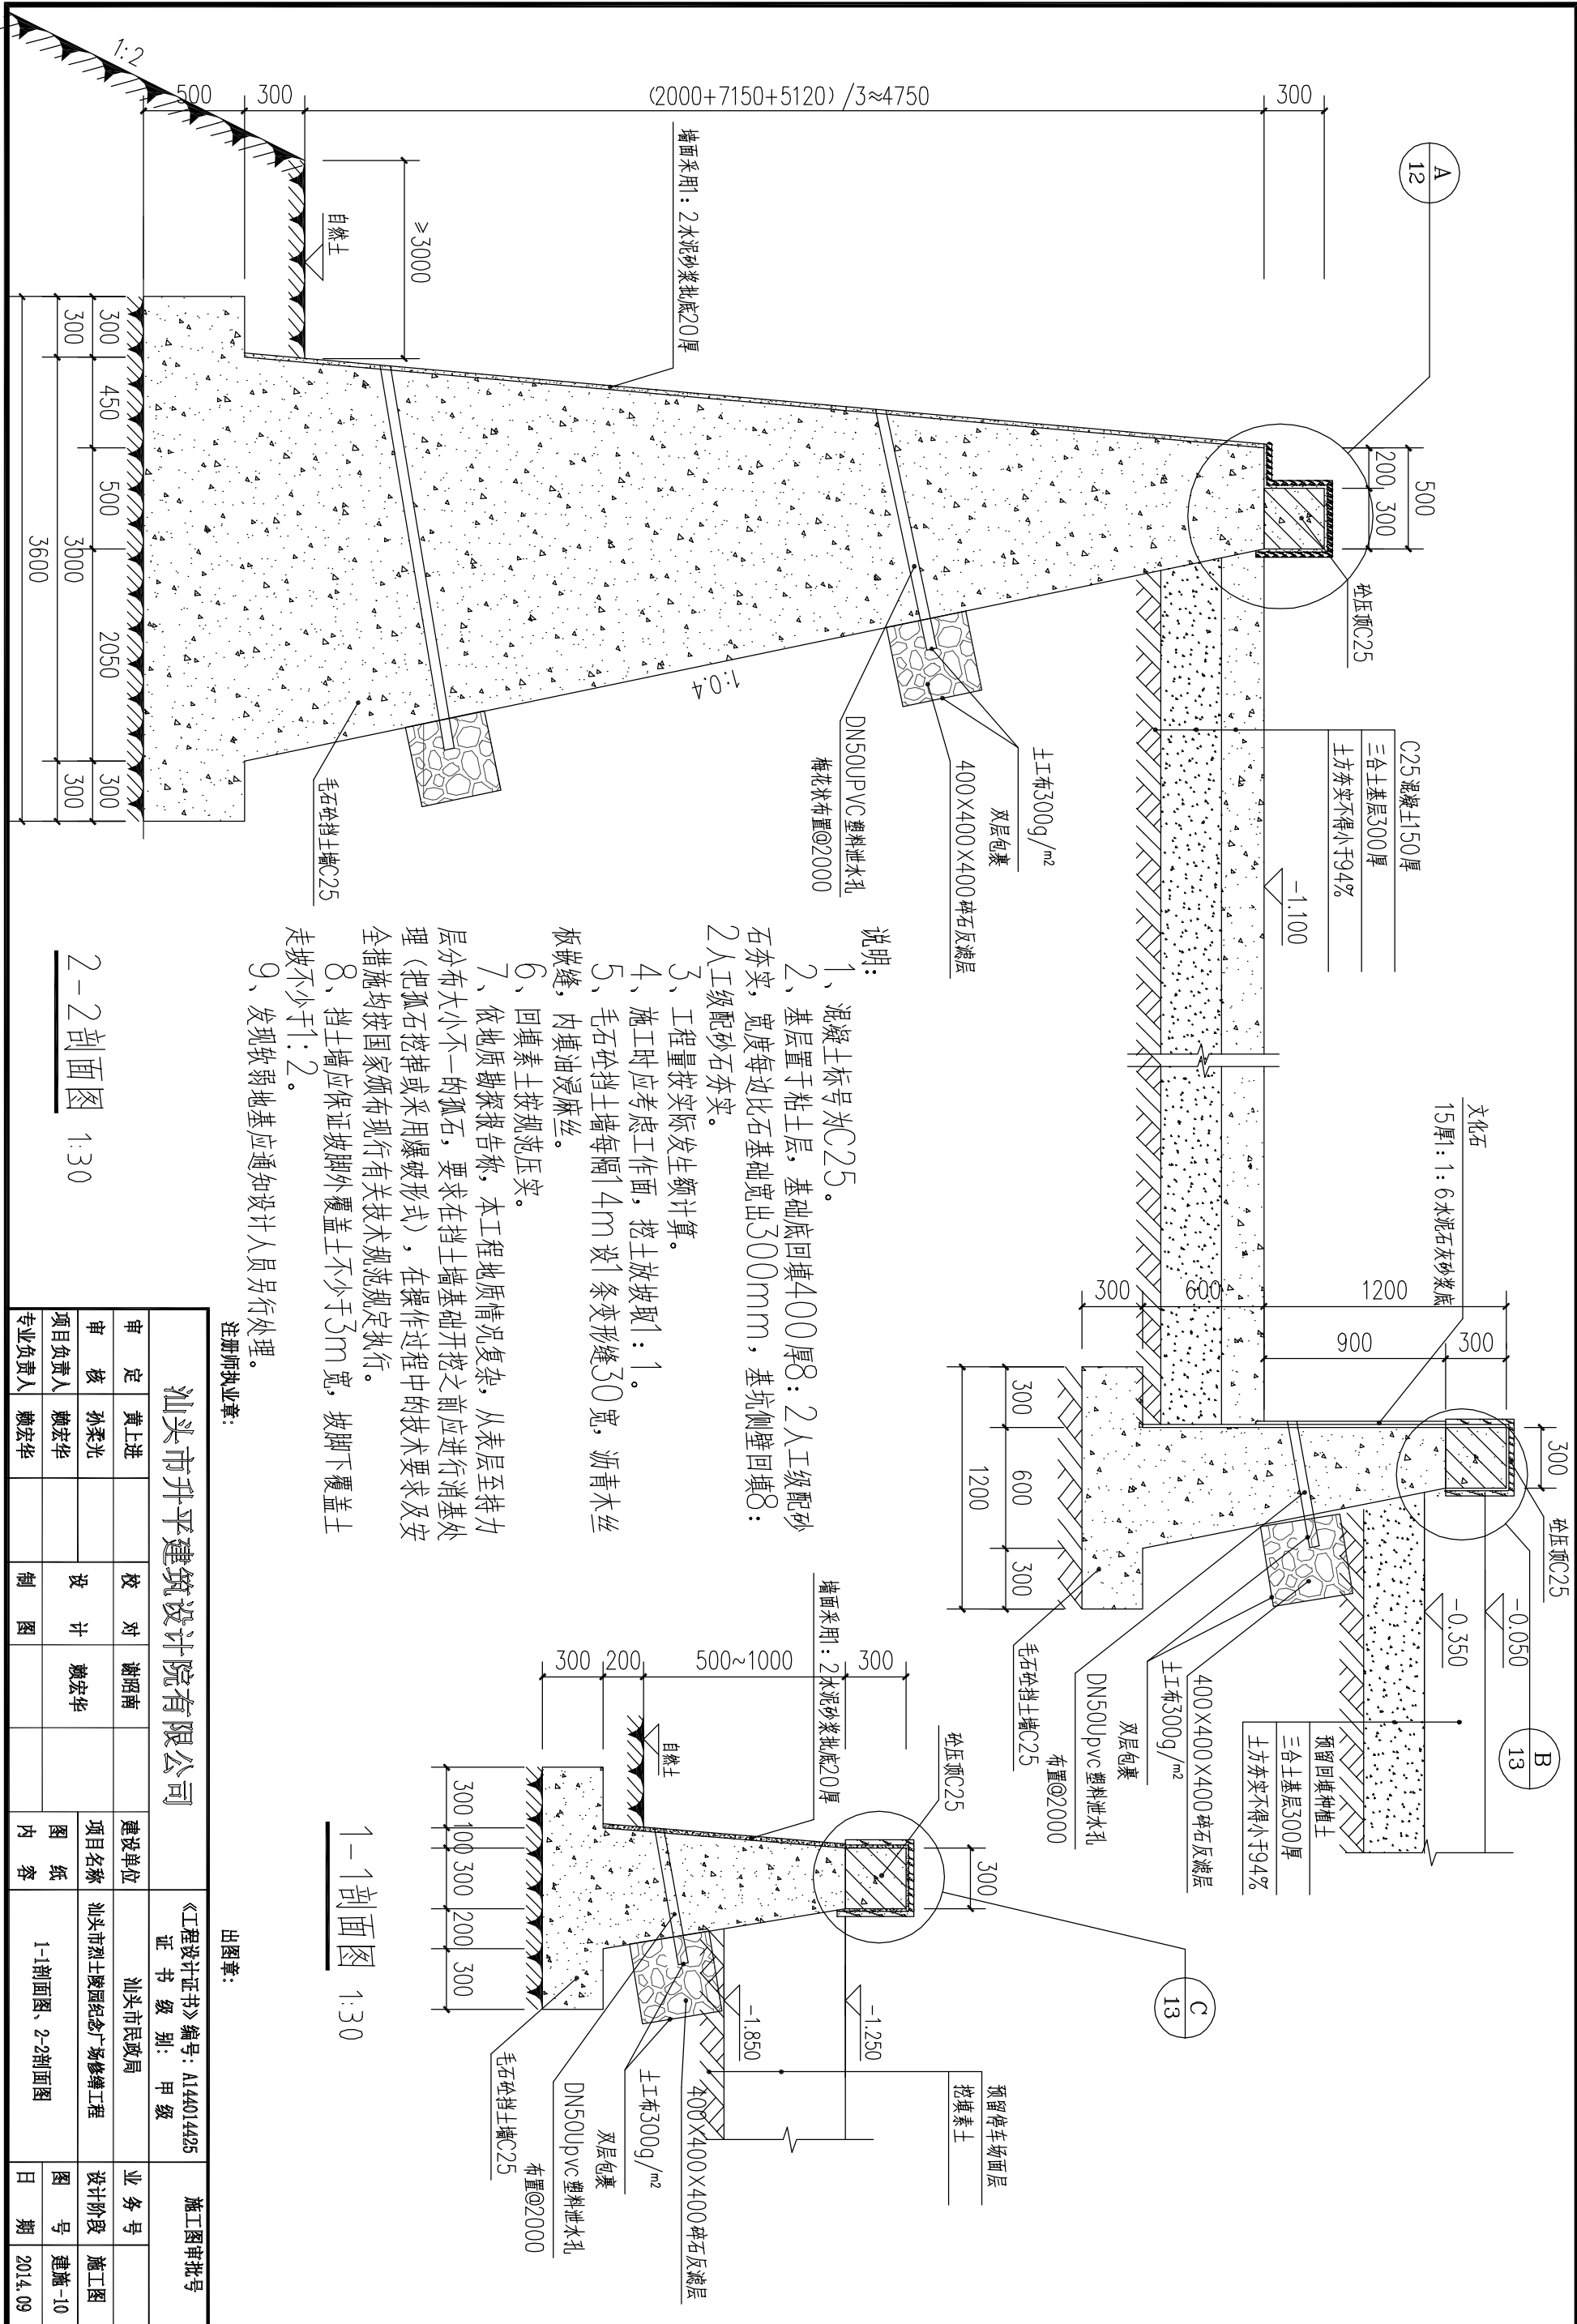

建筑	电气	
结构	空调设备	
给排水		

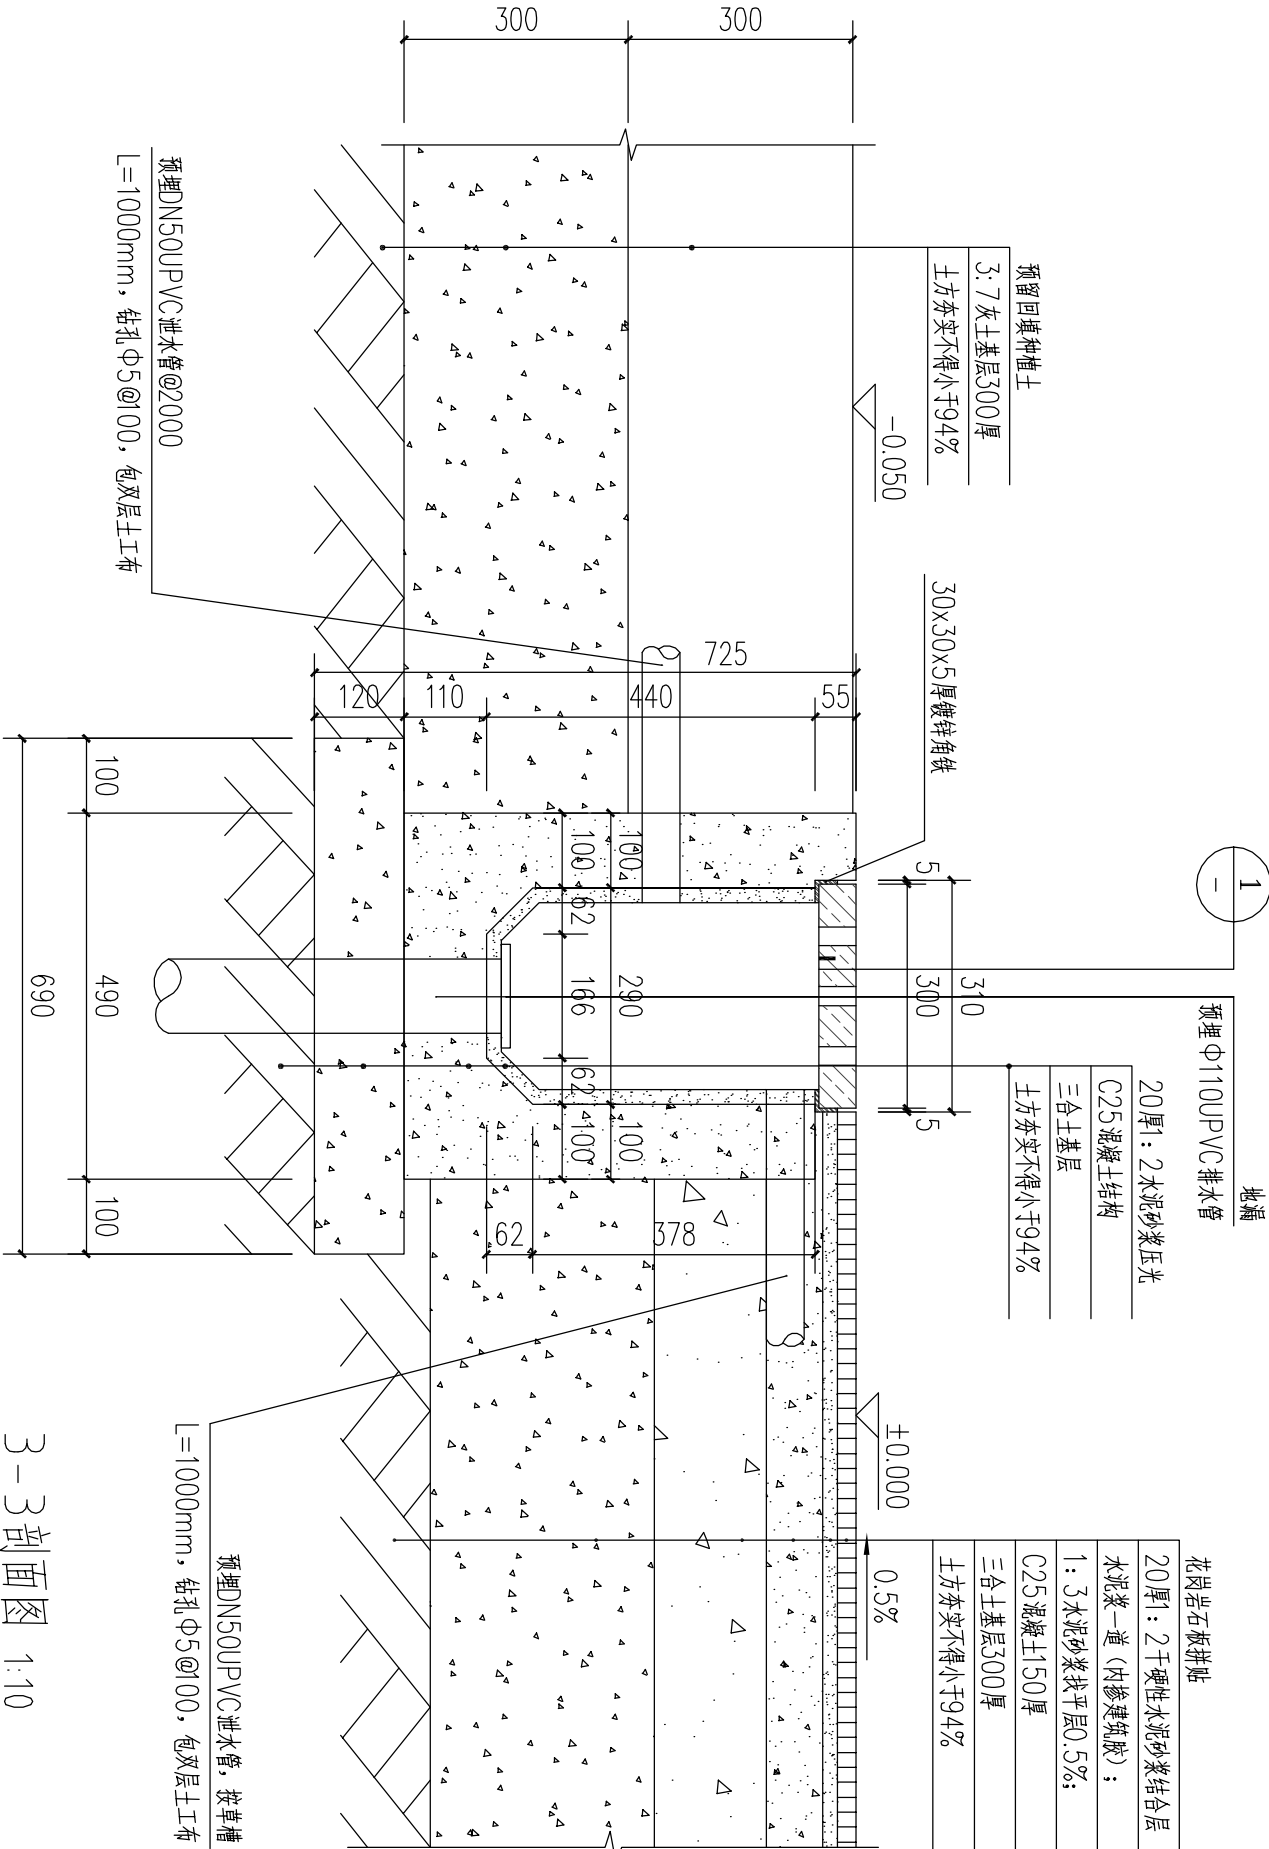


3-3 剖面图 1:10

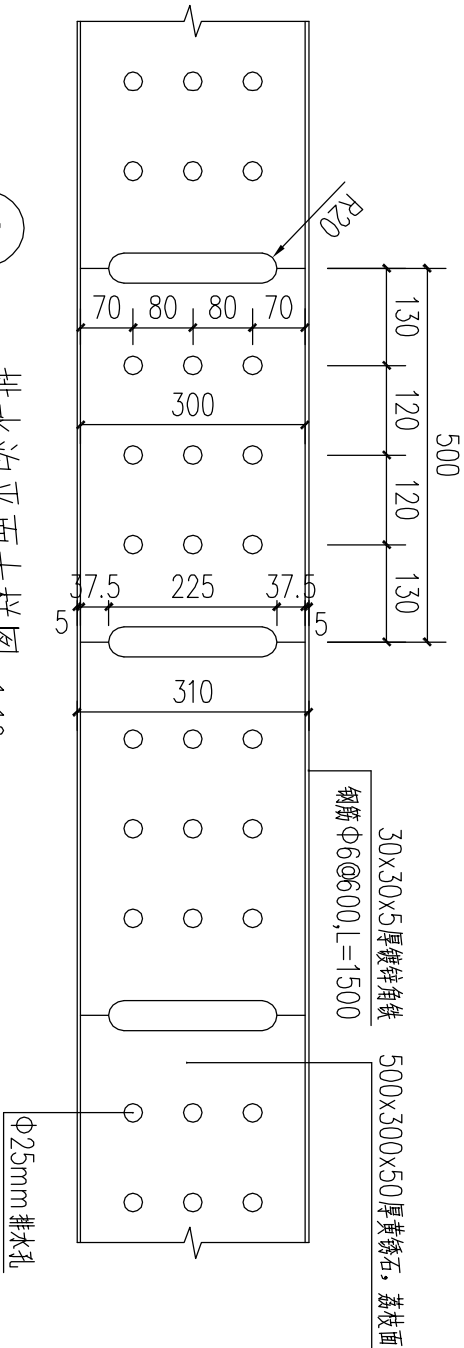

排水沟平面大样图 1:10

排水沟大样图 1:10



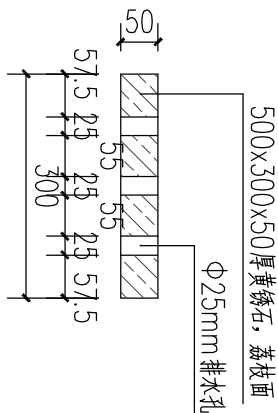


注册执业章:

出图章:

汕头市升平建筑设计院有限公司				《工程设计证书》编号: A144014425		施工图审批号
审定	黄上进	校对	谢昭南	建设单位	汕头市民政局	业务号
审核	孙采光	设计	赖宏华	项目名称	汕头市烈士陵园纪念广场修缮工程	设计阶段
项目负责人	赖宏华	制图		图内	排水沟大样图	图号
专业负责人	赖宏华					日期
						2014.09

	电 气	建 筑
	空调设备	结 构
		给排水

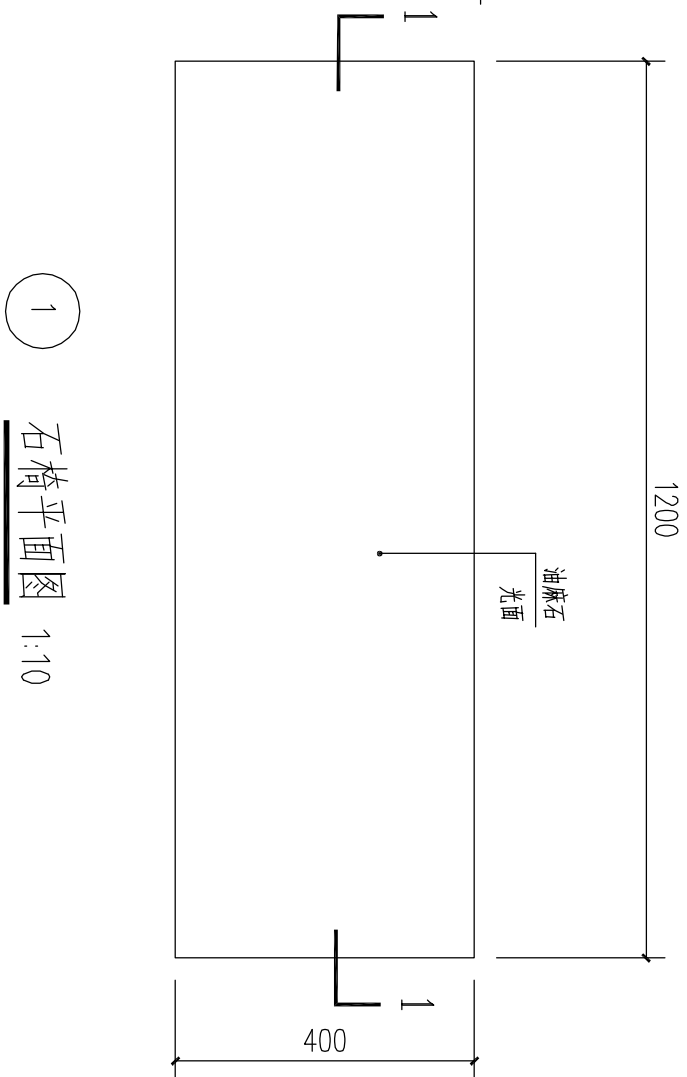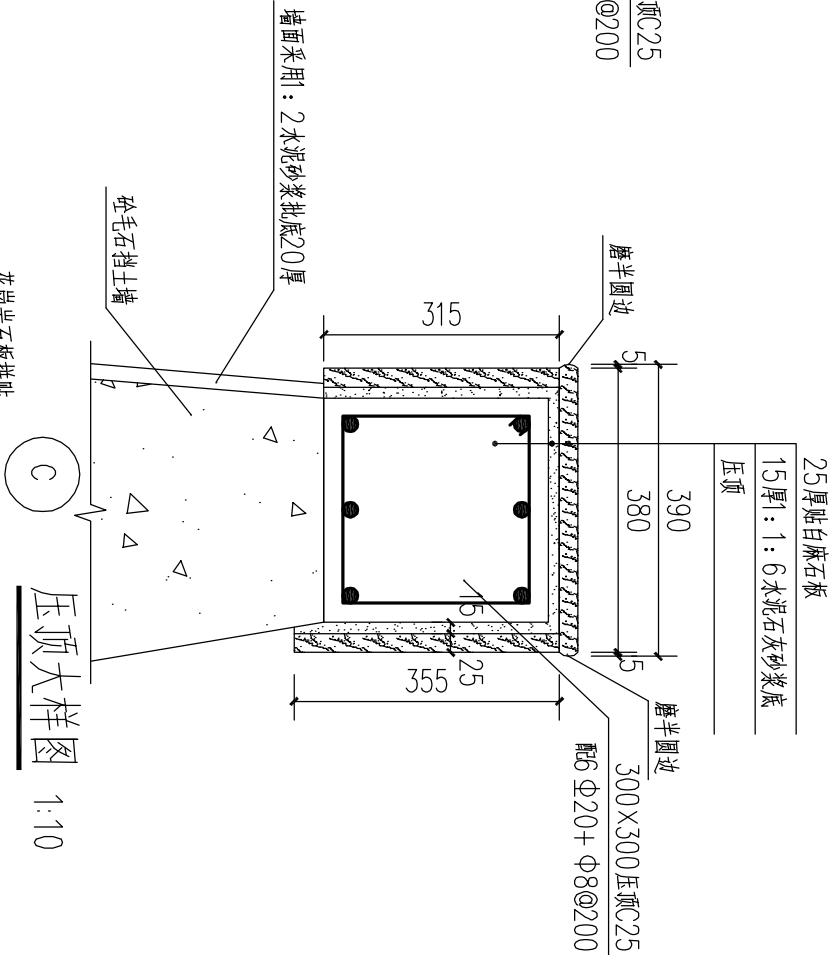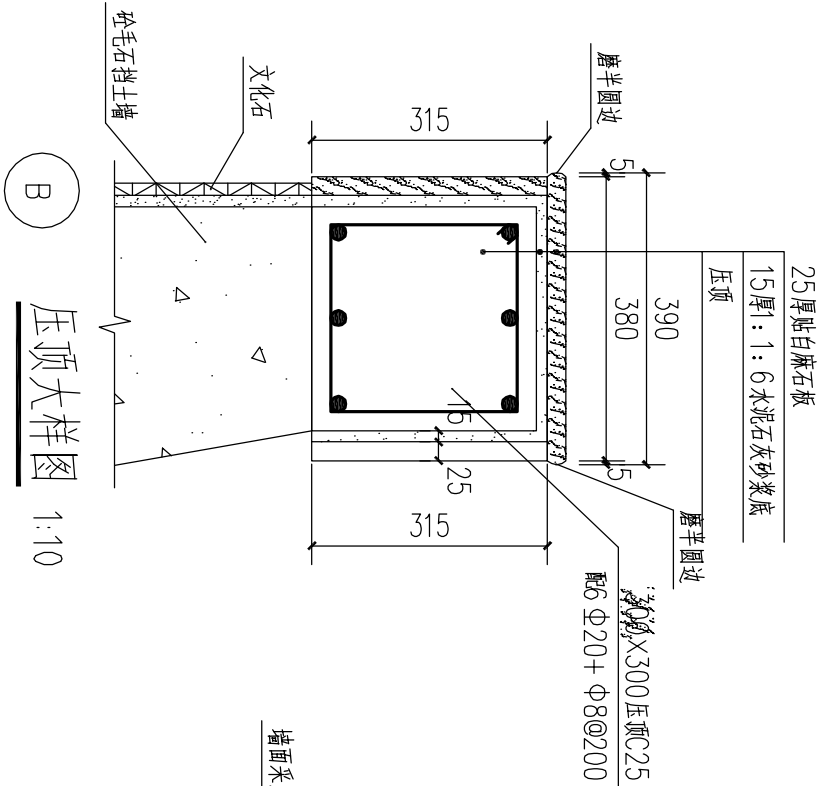

1 石椅平面图 1:10

花岗岩石板拼贴

20厚1：2干硬性水泥砂浆结合层


水泥浆一道（内掺建筑胶）；

1：3水泥砂浆找平层0.5%；


C25混凝土150厚

三合土基层300厚

土方夯实不得小于94%

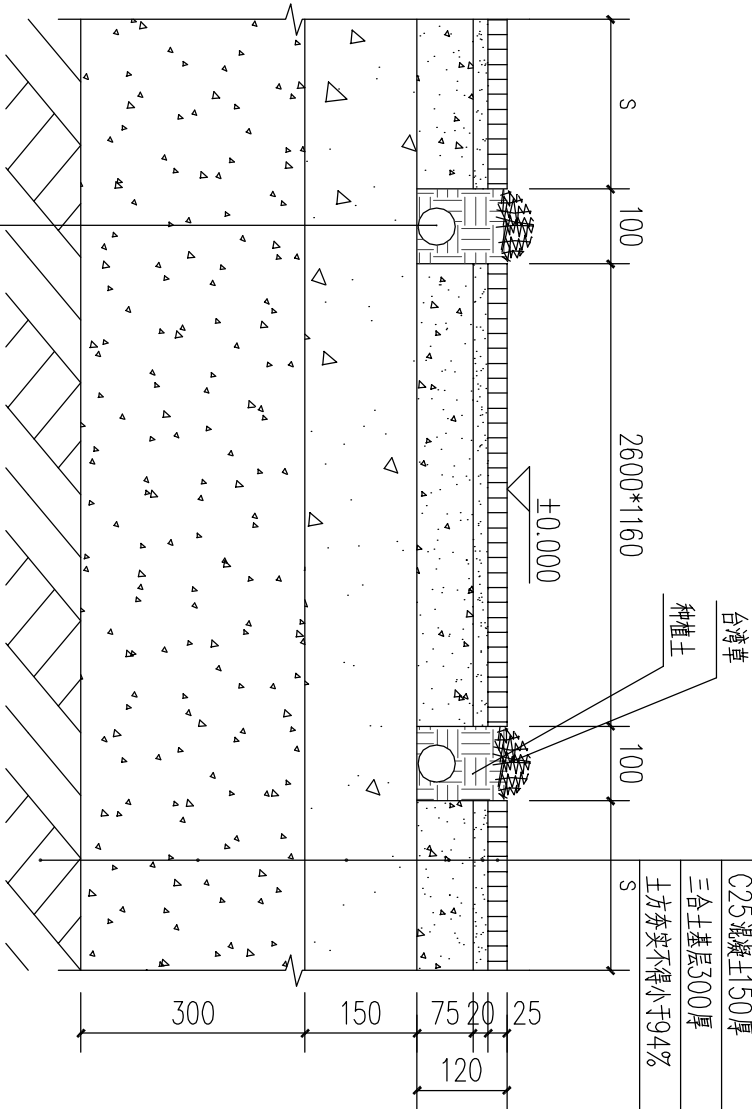

1-1剖面图 1:10

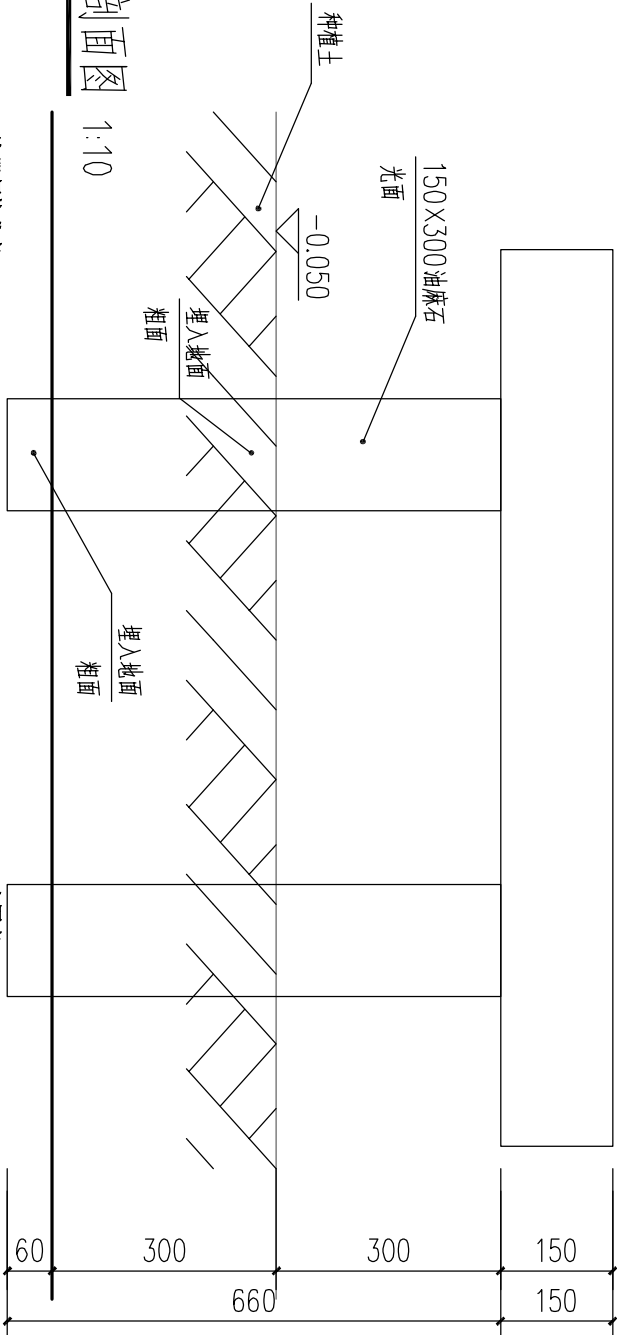


注册师执业章：

汕头市升平建筑设计院有限公司					《工程设计证书》编号：A144014425			施工图审批号	
审 定	黄上进		校 对	谢昭南	建设单位	汕头市民政局	业 务 号		
审 核	孙采光		设 计	赖宏华	项目名称	汕头市烈士陵园纪念广场修缮工程	设计阶段	施工图	
项目负责人	赖宏华		制 图		图 纸 内 容	纪念广场地面做法剖面图等	图 号	建施-12	
专业负责人	赖宏华						日 期	2014.09	

预埋DN50UPVC泄水管，按草槽
L=1000mm，钻孔Φ5@100，包双层土工布

纪念广场地面做法剖面图 1:10

建 筑	电 气	
结 构	空调设备	
给排水		

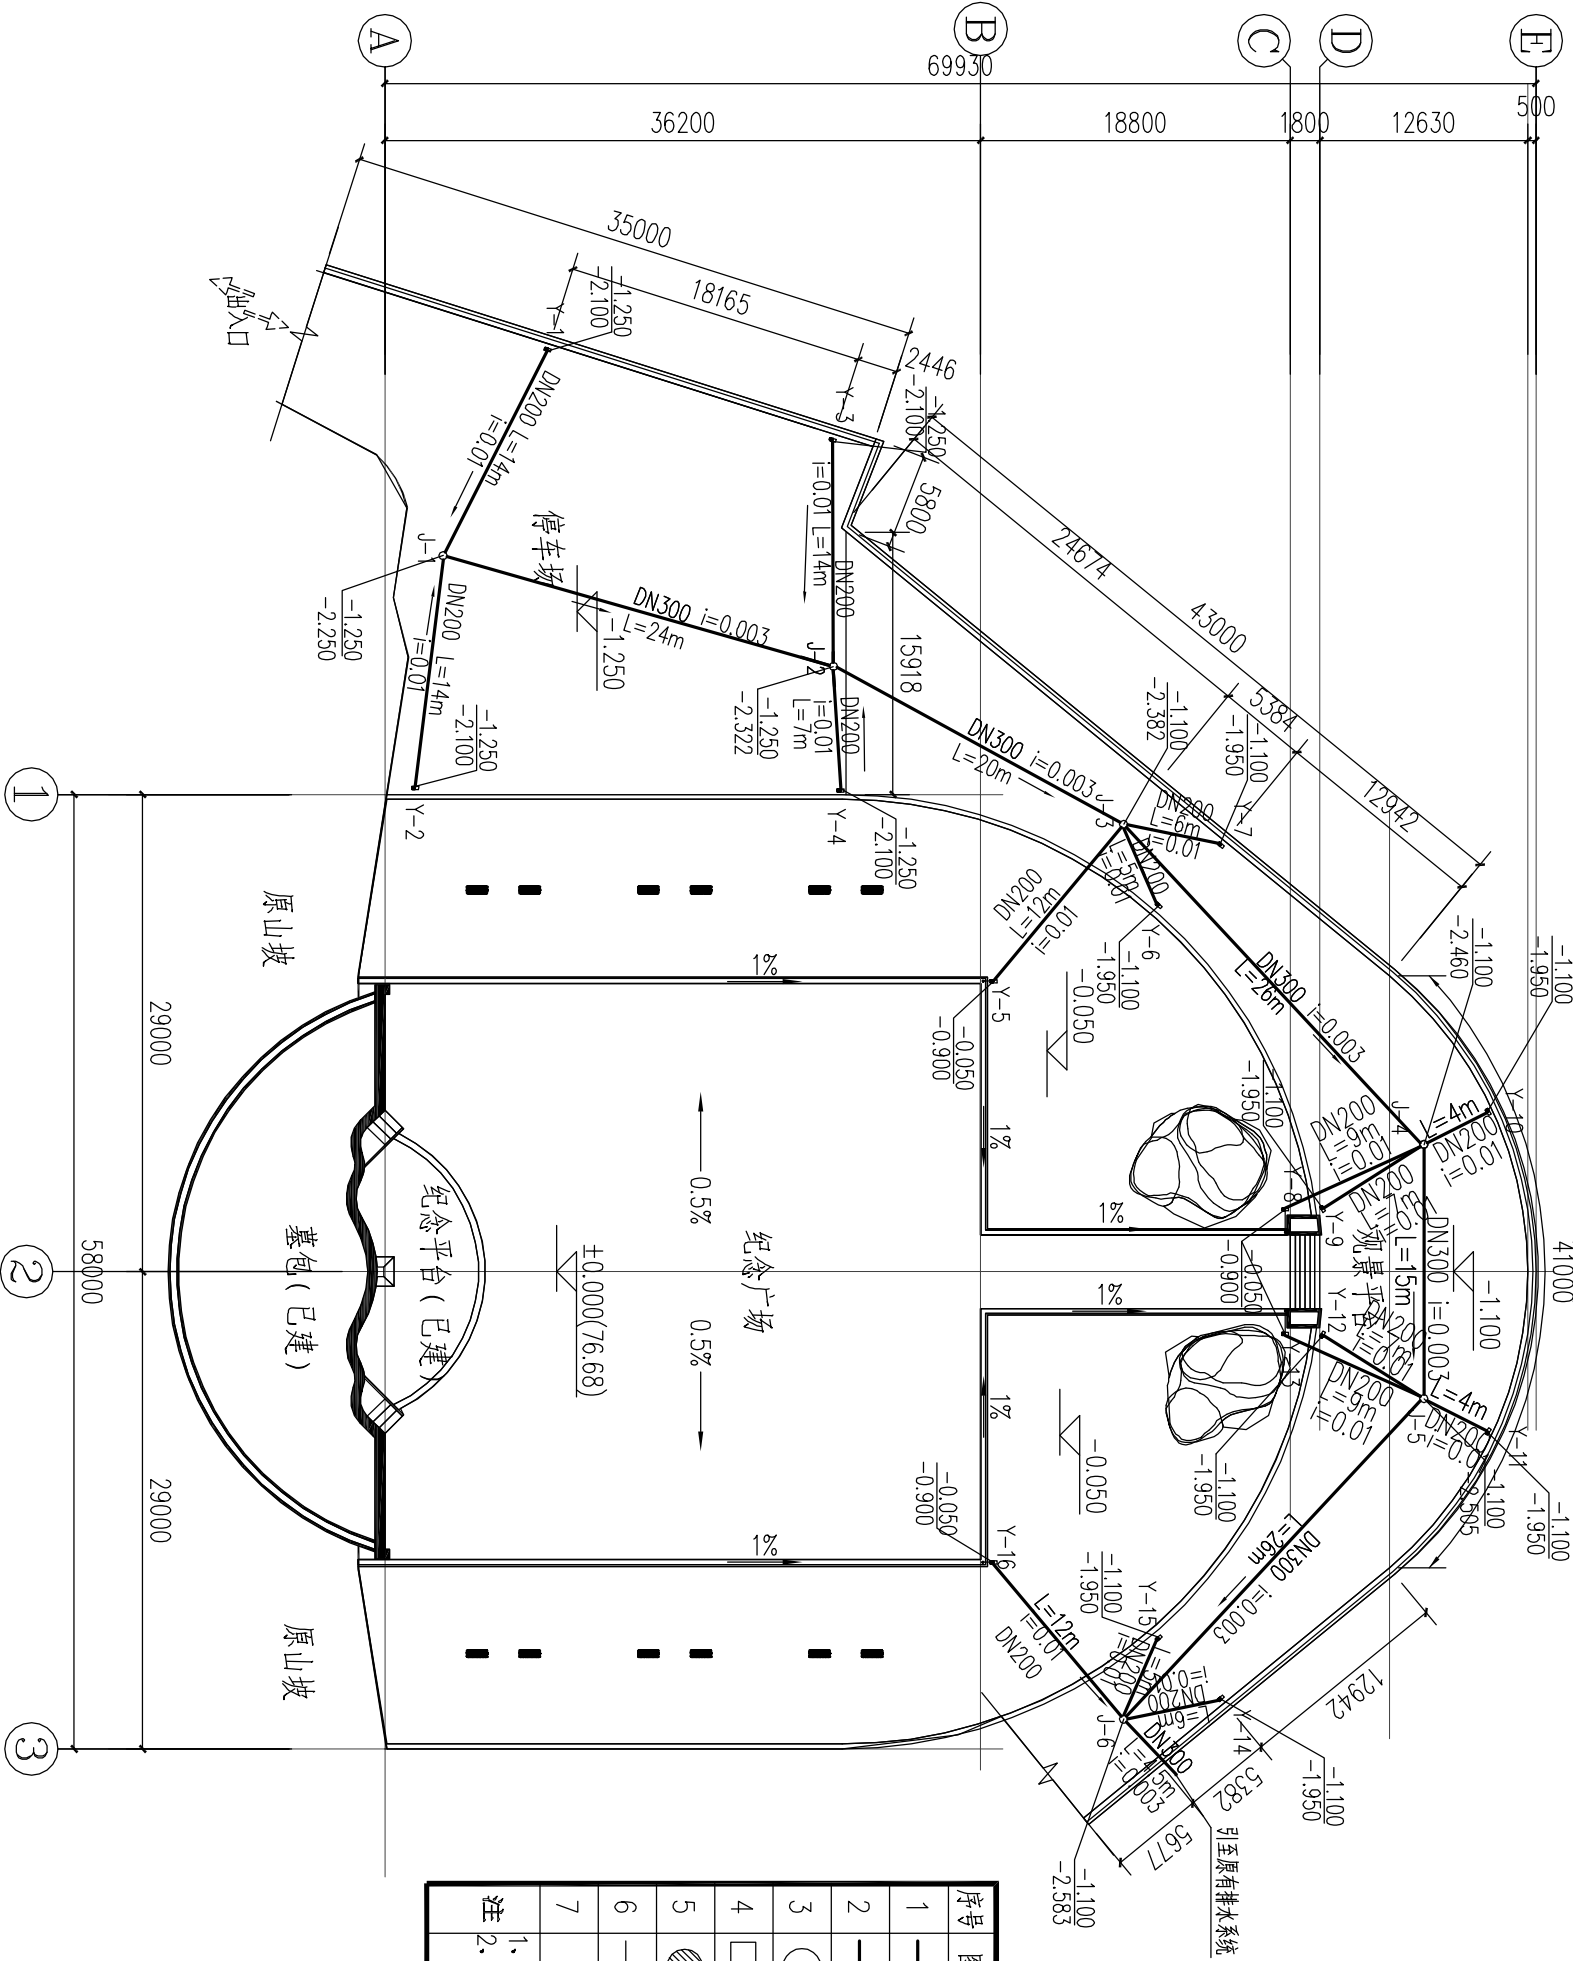

排水平面图 1:4.50

序号	图例	设备名称	规格及型号	单位	数量
1	—	排水管	UPVC双壁波纹管, DN200	m	135
2	—	排水管	UPVC双壁波纹管, DN300	m	120
3	○	检查井	见详图	座	6
4	■	雨水井	见详图	座	16
5	▨	地漏	φ110UPVC	个	4
6	—	排水管	φ110UPVC	m	8
7		弯头	φ110UPVC90°	个	4

注 1、本工程量表仅供参考, 具体依图纸为准.
2、波纹管除图纸注明外, 余为DN200.


地下排水管主要工程量表

注册师执业章:


出图章:

汕头市升平建筑设计院有限公司				《工程设计证书》编号: A144014425				施工图审批号	
审 定	黄上进		校 对	谢昭南		建设单位	汕头市民政局	业 务 号	
审 核	孙柔光					项目名称	汕头市烈士陵园纪念广场修缮工程	设计阶段	施工图
项目负责人	赖宏华		设 计	赖宏华		图 纸 内 容	排水平面图	图 号	建施-13
专业负责人	赖宏华		制 图					日 期	2014. 09

建 筑	电 气	
结 构	空调设备	
给排水		

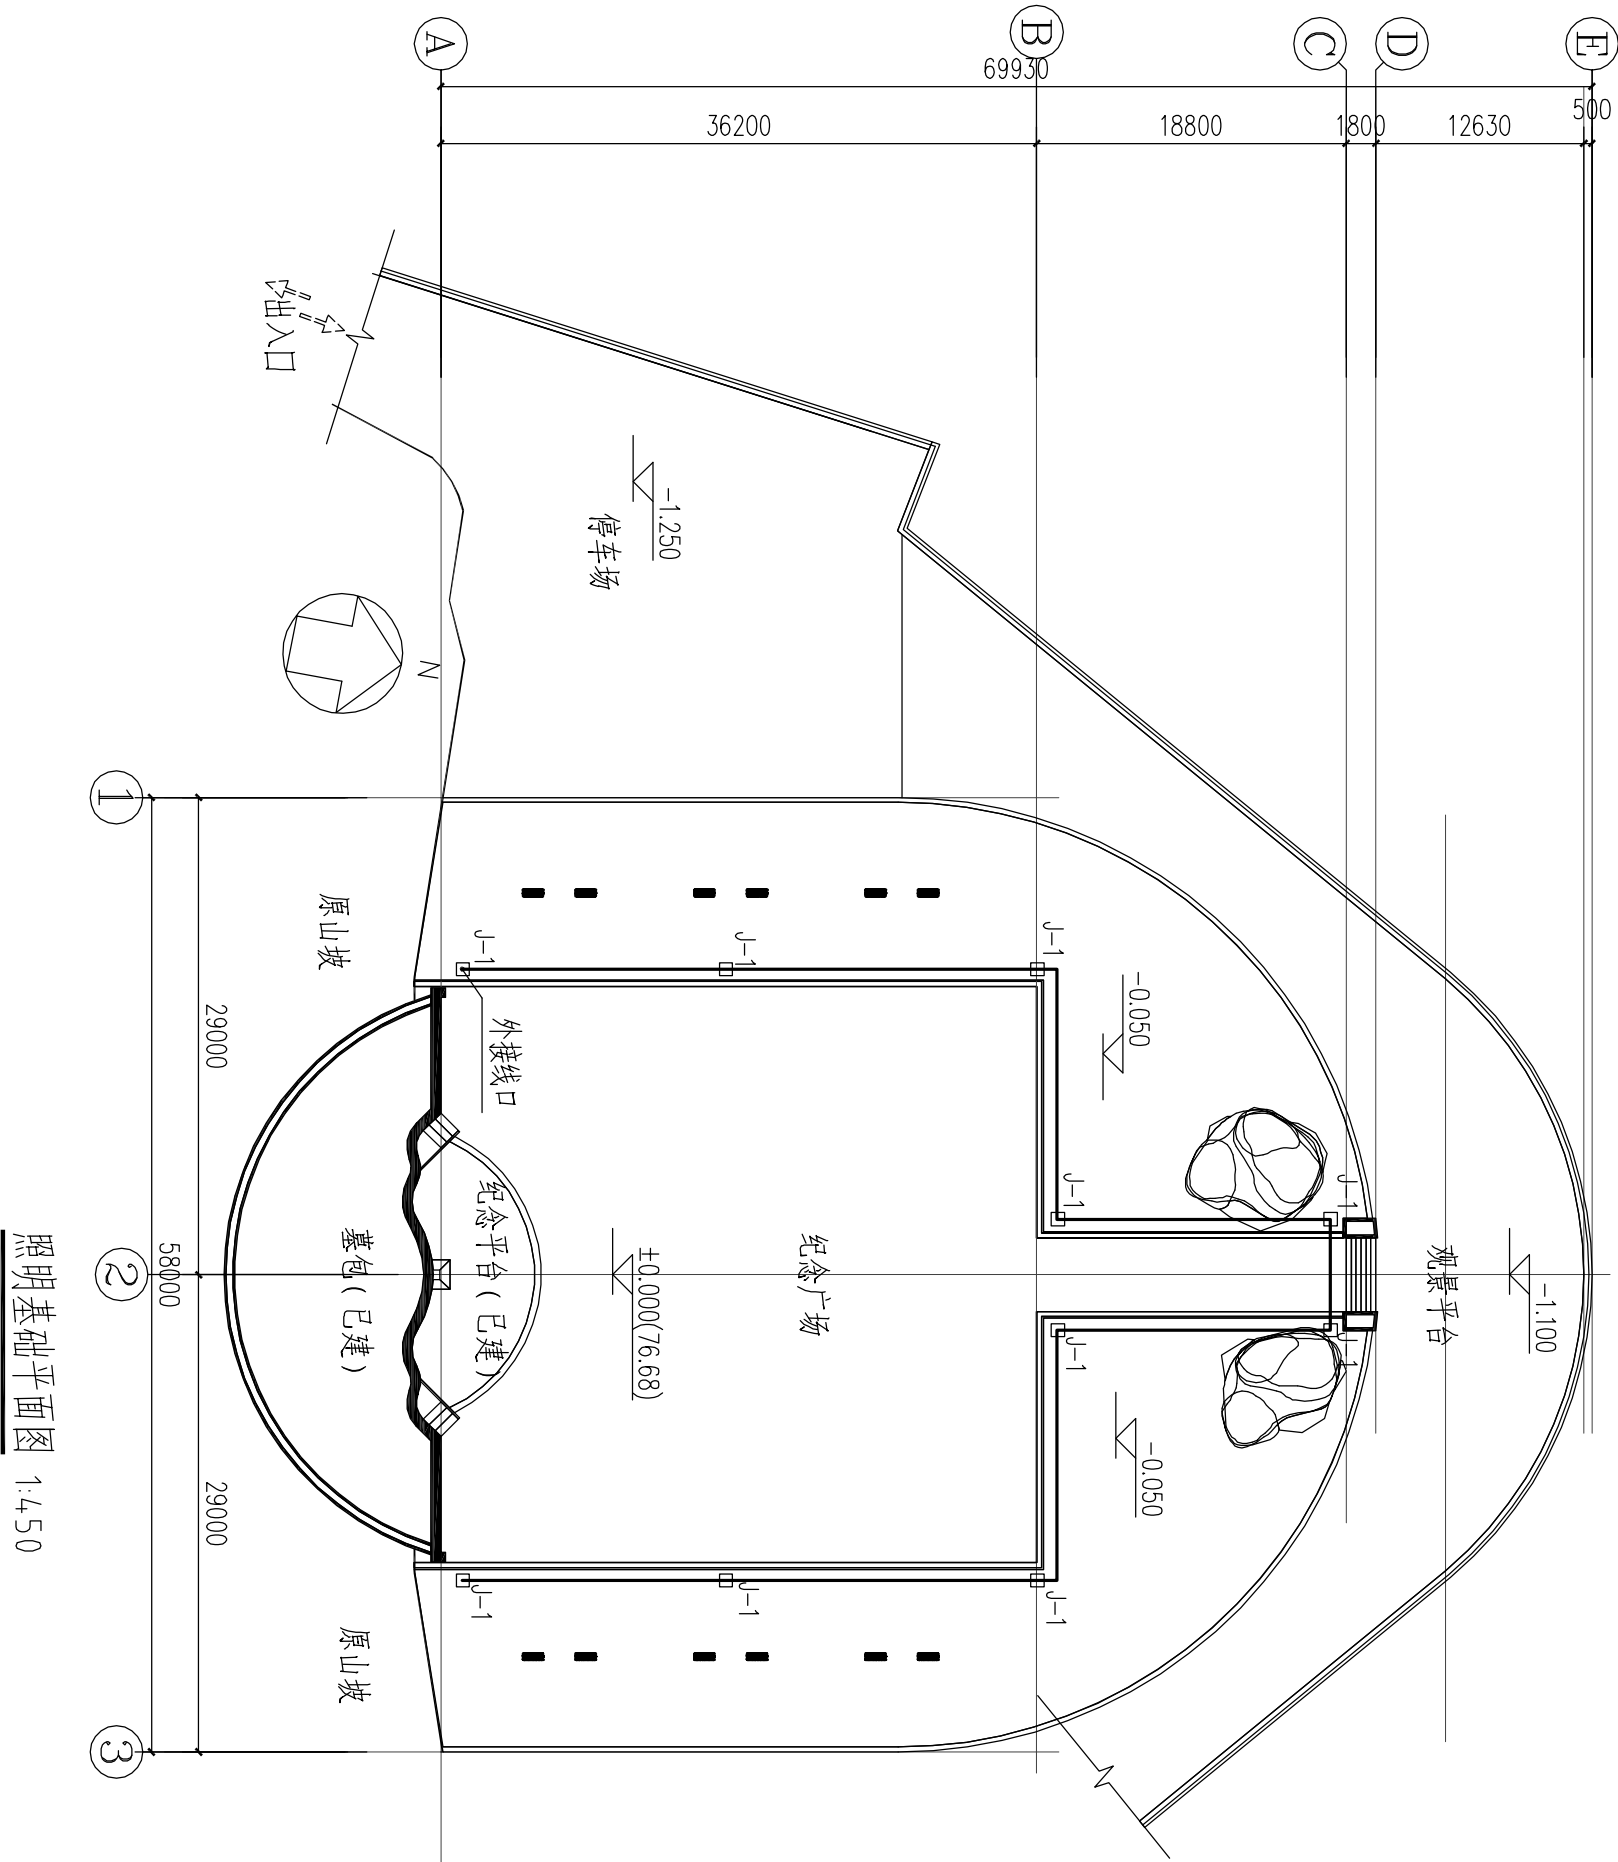

照明基础平面图 1:4.50

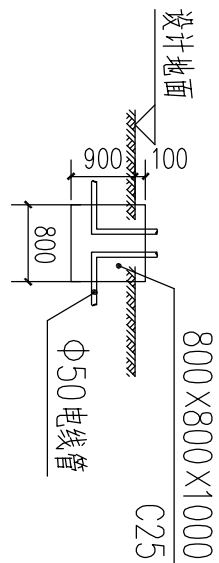

路灯基础图

照明主要工程量表

序号	图例	设备名称	规格及型号	单位	数量
1		地下埋PVC	Φ50	m	160
2					
3					
4					
5					
6					
7					

注1、本工程量表仅供参考，具体依图纸为准。
注2、路灯基础预埋件，按成品路配置。

说明:




- 1、本工程属三类用电负荷，所有负荷均采用220/380V供电，电源均引自墓包。
- 2、电源线路采用PVC穿线管DN50mm沿地面暗敷。
- 3、按照设计地面埋深500mm（地面基层预埋）。
- 4、施工图中未注明的电气施工安装做法均参照国家建筑标准设计图集以及相关电气施工规范、规范进行施工。

注册师执业章:

出图章:

汕头市升平建筑设计院有限公司				《工程设计证书》编号: A144014425		施工图审批号
审 定	黄上选	校 对	谢昭南	证 书 级 别: 甲 级		业 务 号
审 核	孙柔光	设 计		项目名称	汕头市烈士陵园纪念广场修缮工程	设计阶段
项目负责人	赖宏华			图 纸	照明平面图	图 号
专业负责人	赖宏华	制 图		内 容		日 期
						2014. 09



建筑	电气	
结构	空调设备	
给排水		

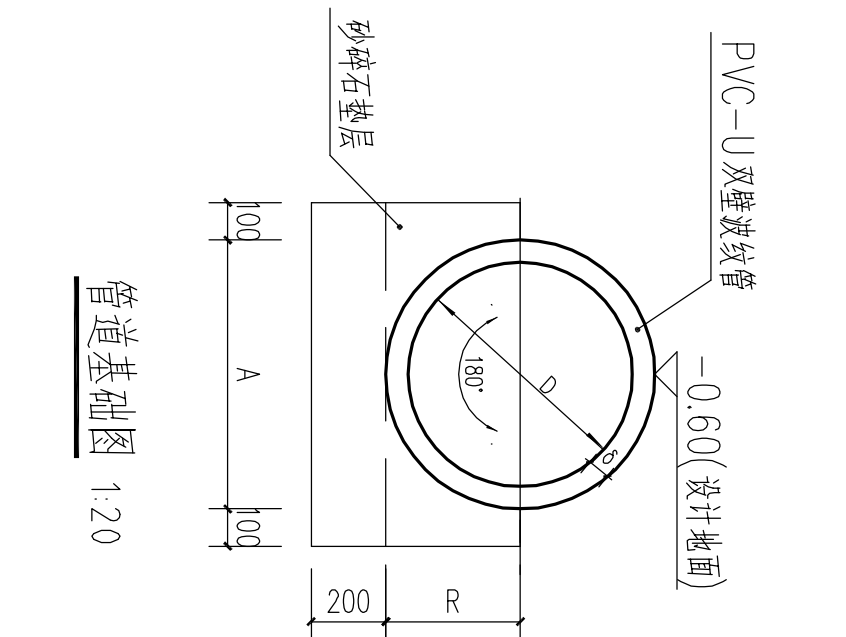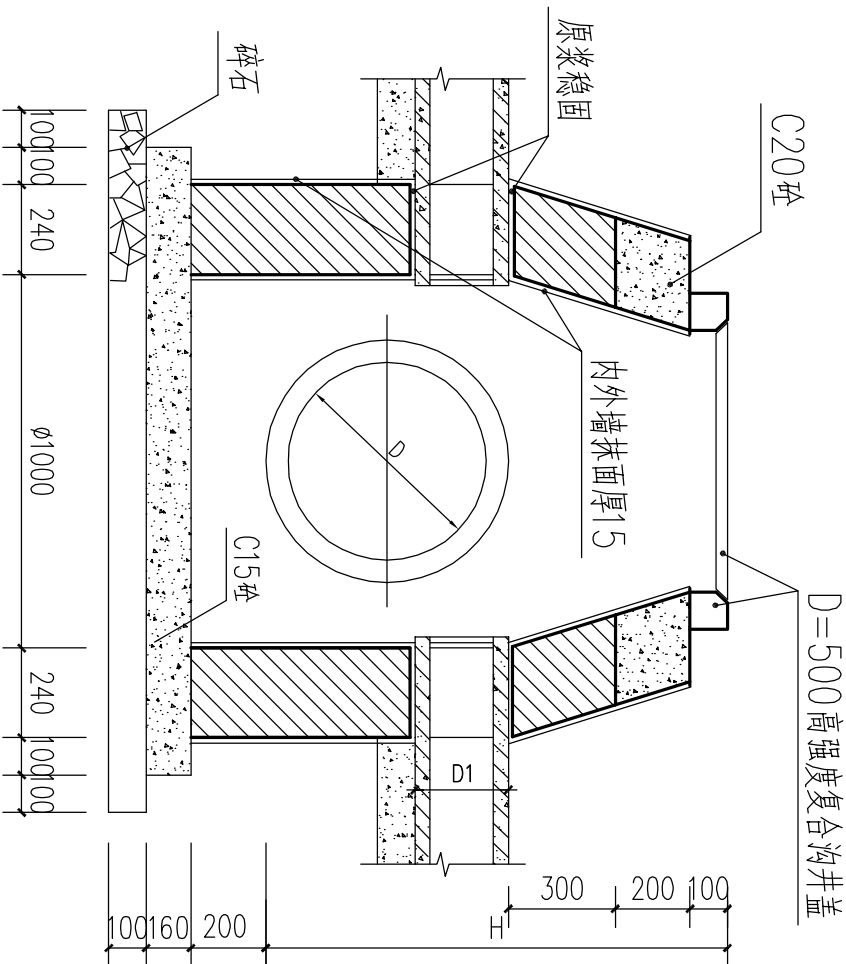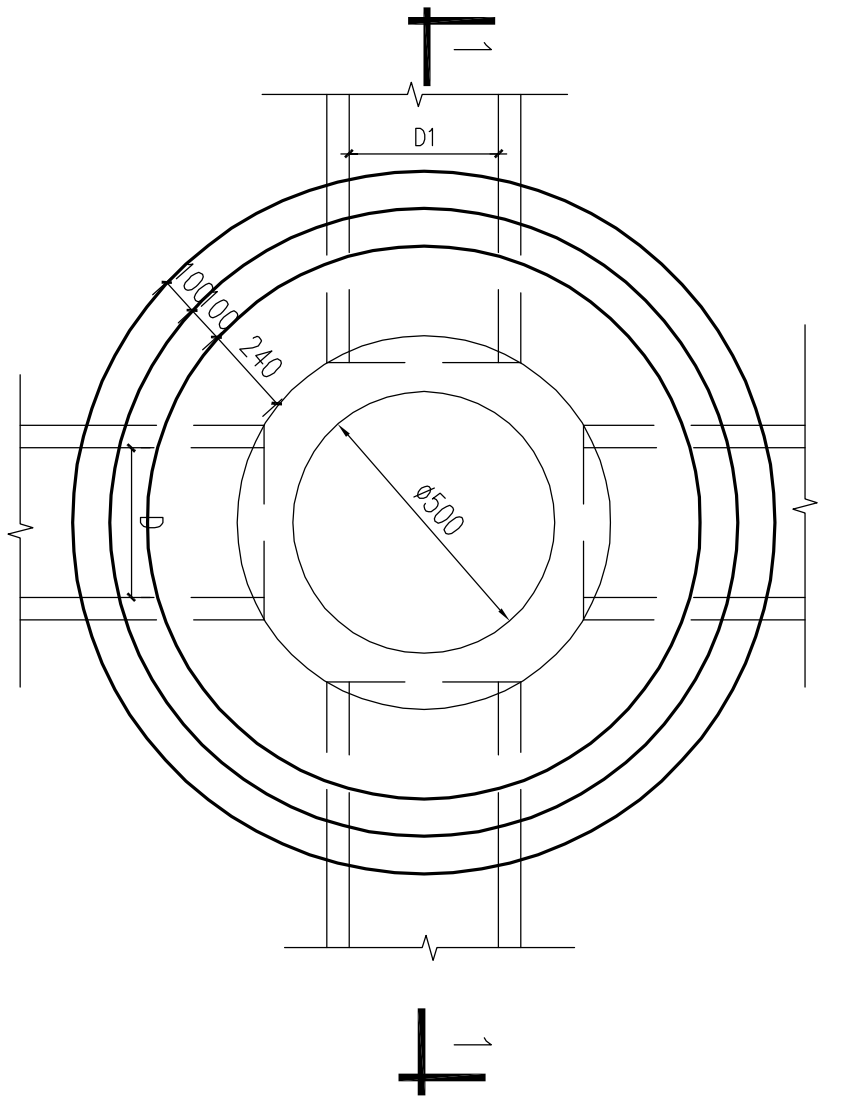

检查井平面图 1:20


1-1剖面图 1:20

管道基础图 1:20

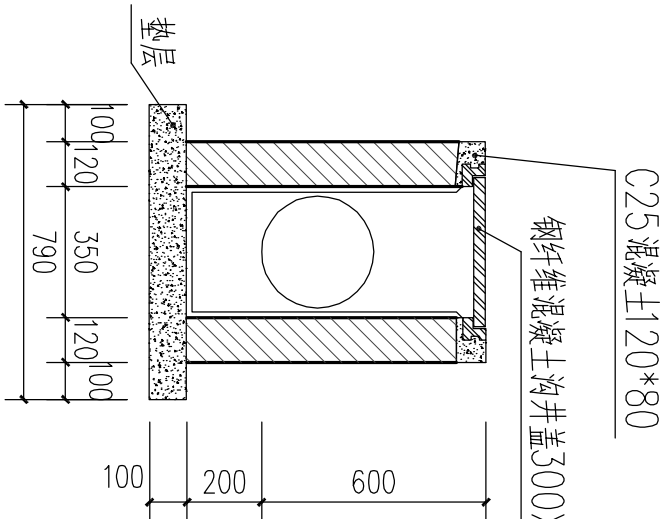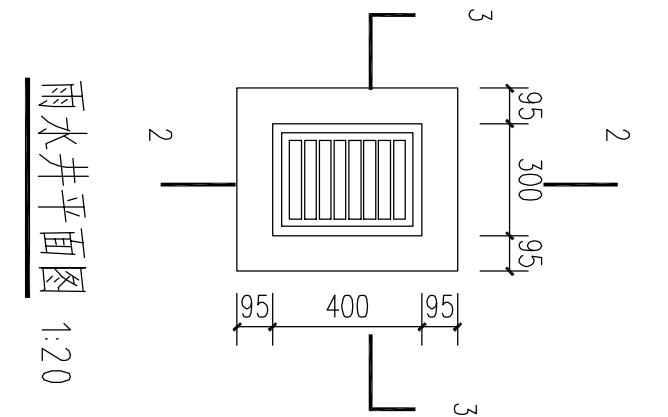

雨水井平面图 1:20

2-2剖面图 1:20

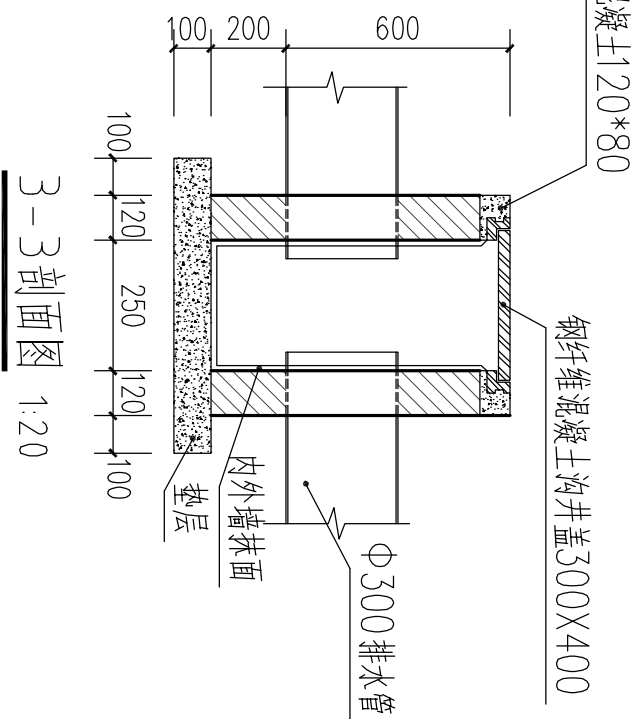

3-3剖面图 1:20

- 说明:
1. 单位: 毫米mm。
 2. 砌体部分、井墙用M7.5水泥砂浆砌MU7.5砖。
 3. 内外抹面、座浆、扶带、管接口均用: 2 水泥砂浆。
 4. 基础砼的强度等级为C15。
 5. 管基础为砂碎石垫层。
 6. 检查井井底必须按图内基础尺寸, 并基砼施工凝结后, 才能施工下一道工序。
 7. 接入支管超挖部份要用原土分层夯实或级配砂石填实后(宽度为支管基础宽度), 才可施工支管基础。
 8. H、D另按设计平面图要求施工。
 9. 地基若遇软土地基时, 应通知设计人员及甲方至现场才可施工管基础部分。

注册师执业章:

出图章:

汕头市升平建筑设计院有限公司				《工程设计证书》编号: A144014425		施工图审批号	
审 定	黄上进	校 对	谢昭南	建设单位	汕头市民政局	业 务 号	
审 核	孙采光	设 计	赖宏华	项目名称	汕头市烈士陵园纪念广场修缮工程	设计阶段	施工图
项目负责人	赖宏华	制 图		图 纸 内 容	检查井、雨水井、管道基础图	图 号	建施-15
专业负责人	赖宏华					日 期	2014.09