
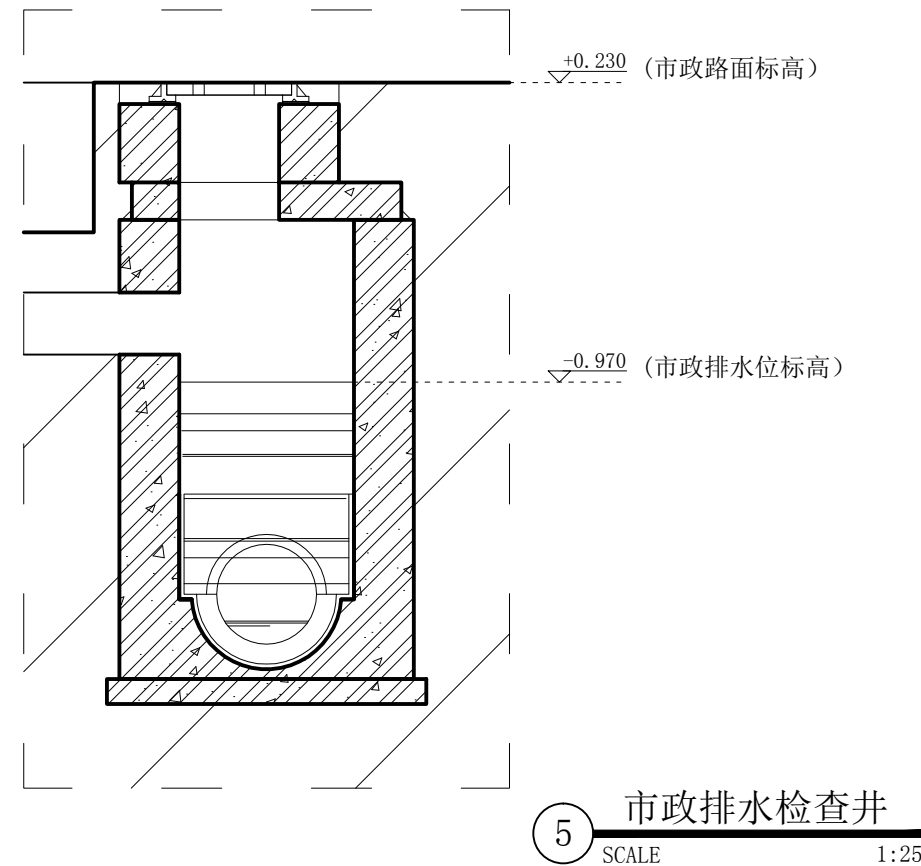
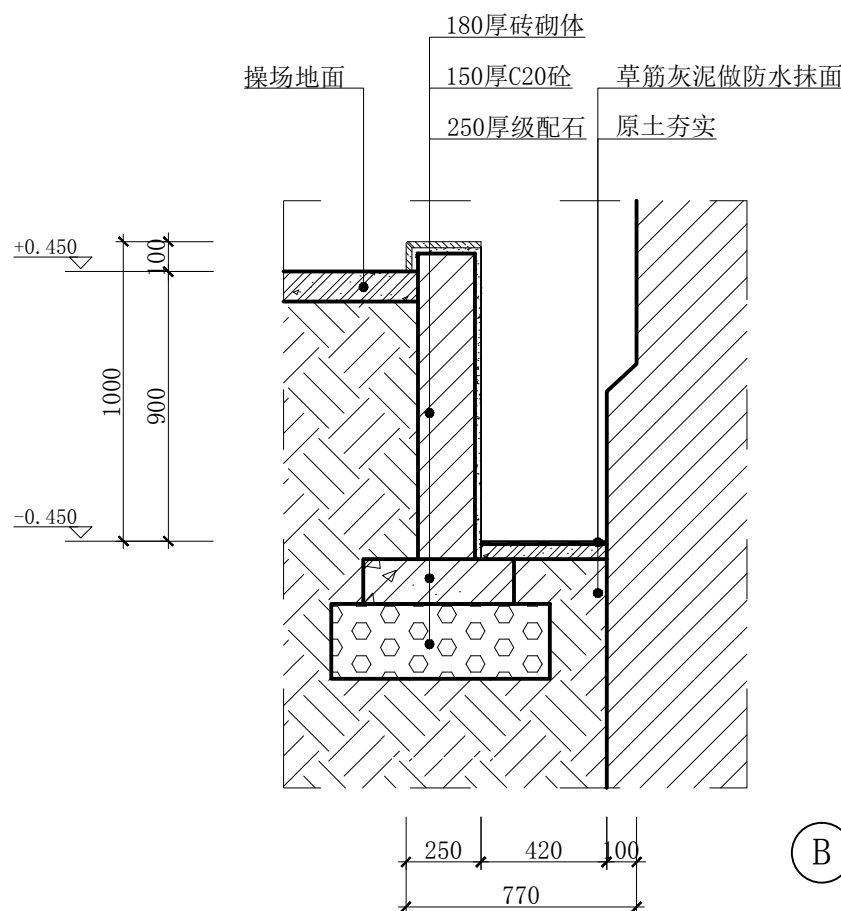
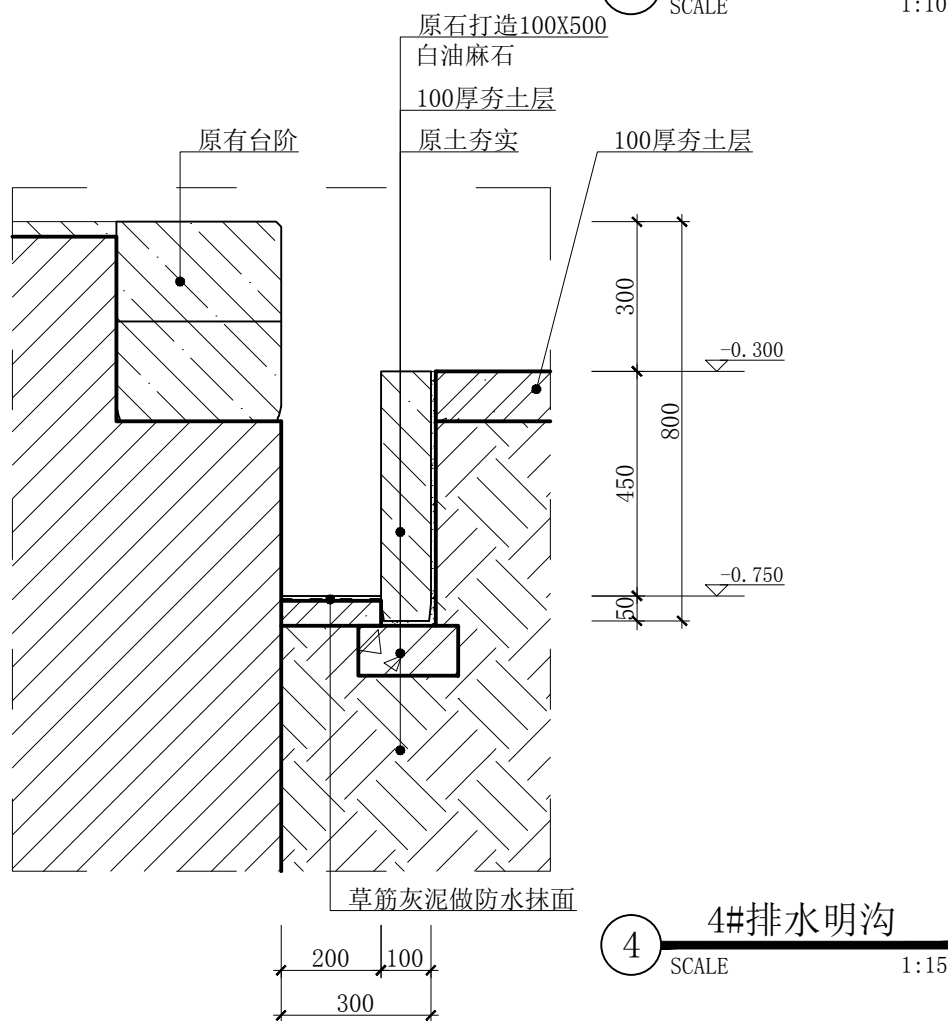
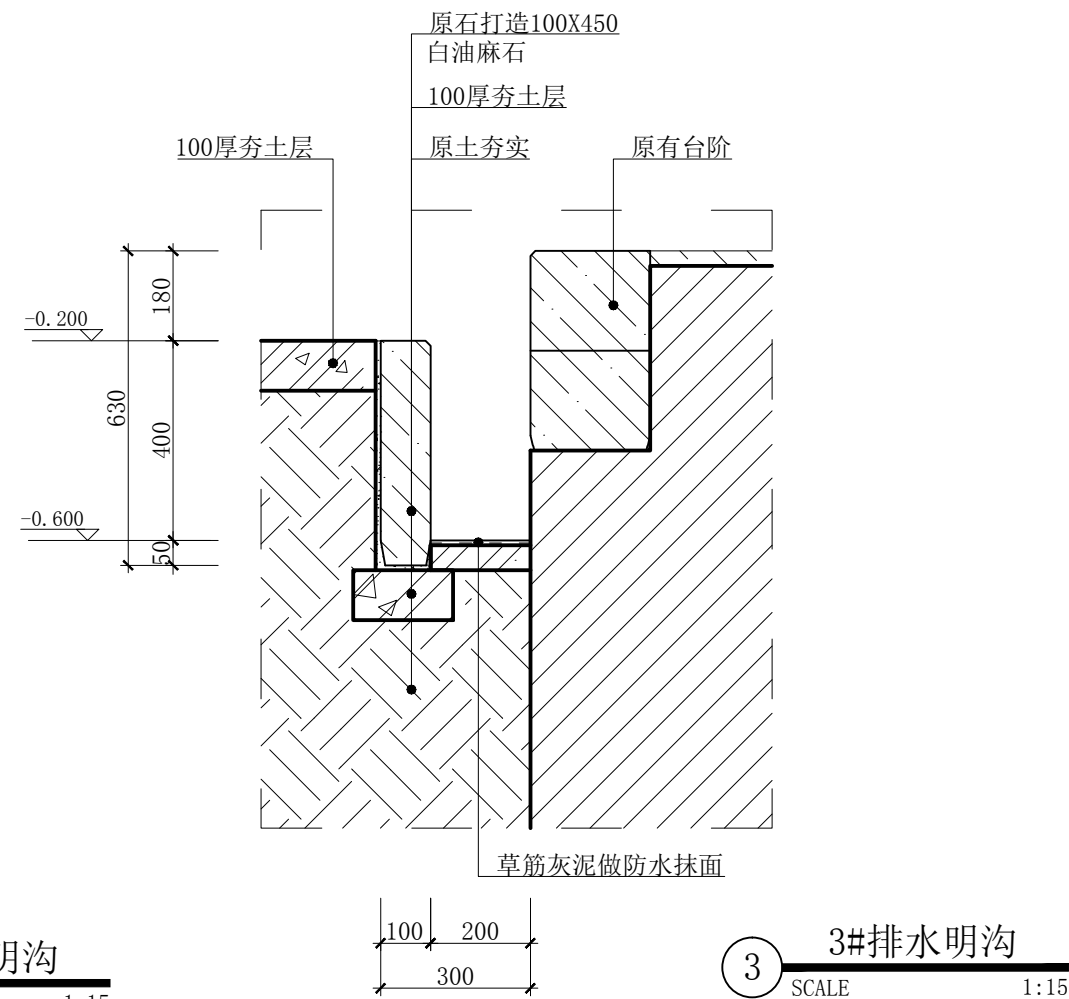
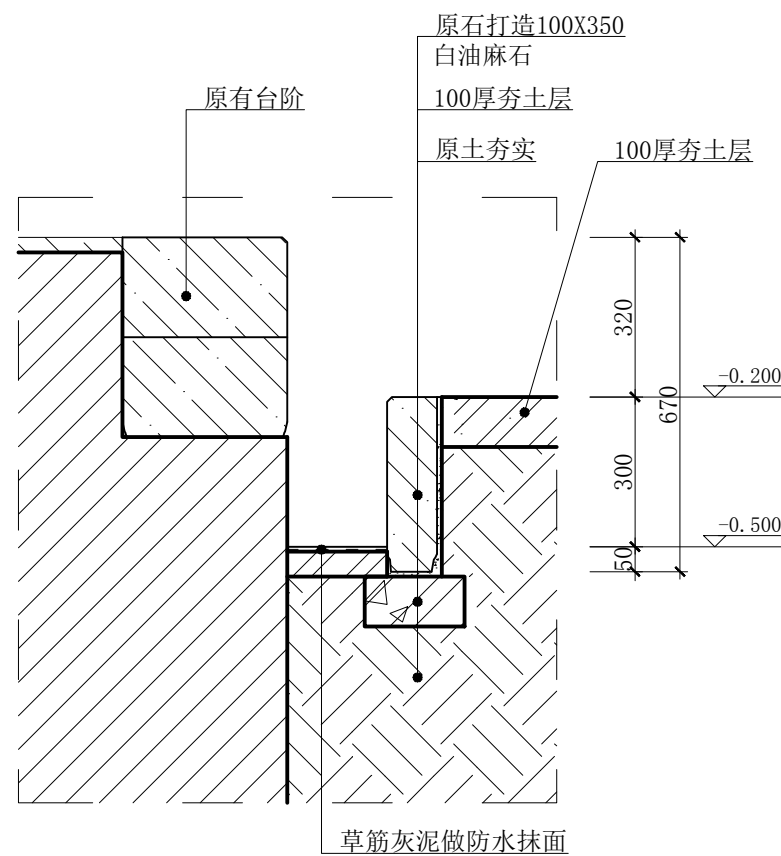


A 强排系统剖面图
SCALE 1:150

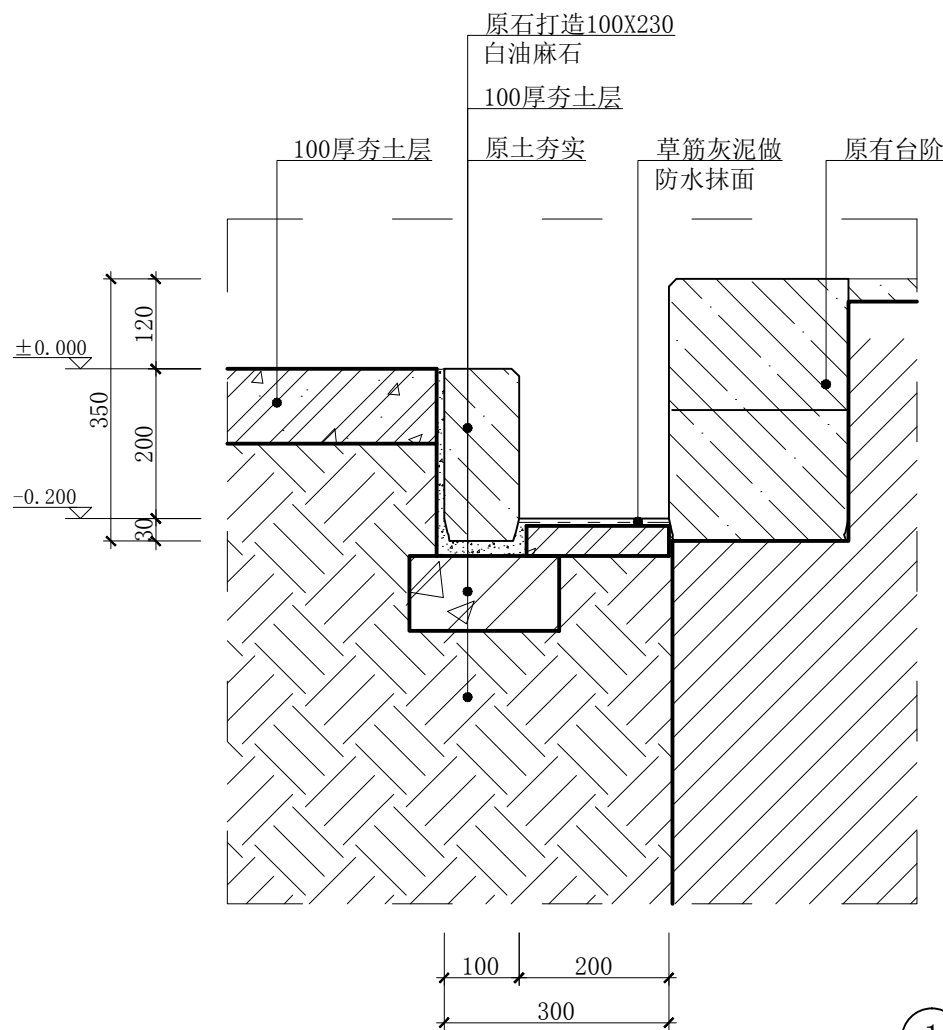

注册章

工程设计出图专用章

总平面位置示意图



广东宏图建筑设计有限公司
Guangdong Hongtu architectural Design Co., Ltd.

Examined 审定	李	
Checked 审核	何	
Project Principal 项目负责人	陈	
Special Field in Charge 专业负责	肖	
Design Checked 校对	杨	
Design 设计	吴	
Drawn 绘图	王	

Counter Signature 会签			
总图		电气	
建筑		弱电	
结构		暖通	
给排水			

Client 建设单位

Project Title 工程名称
广东东江各属行政委员公署旧址

Sub-Title 子项名称

Drawing title 图纸名称

修缮排水管剖面图

Sub-title NO. 子项号	DWG. STYLE 图别 修缮	DWG. NO. 图号 XFE-04
施工图审查批准书编号 NO.	VER. NO. 版本号	Date 日期 2016.06
Design NO. 设计号		Scale 比例