




1 大样图
SCALE 1:10

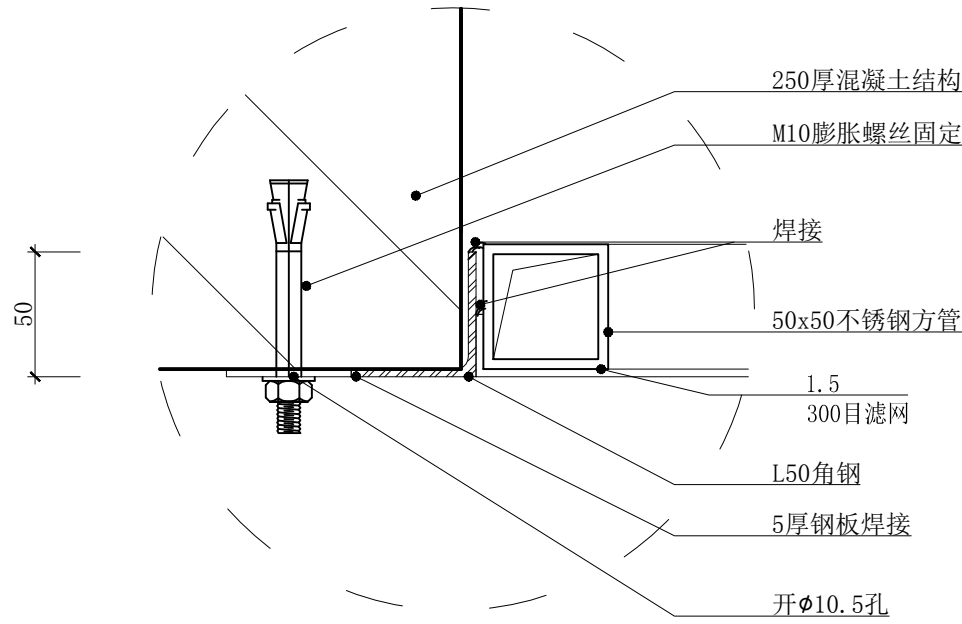


2 大样图
SCALE 1:10

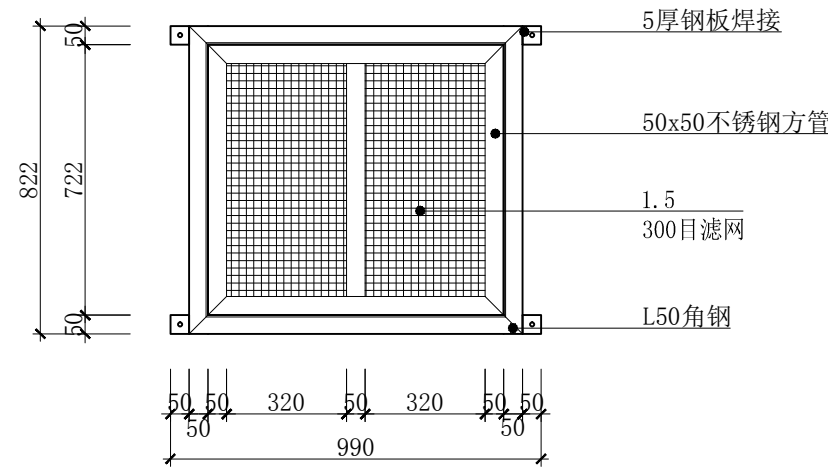

3 大样图
SCALE 1:20

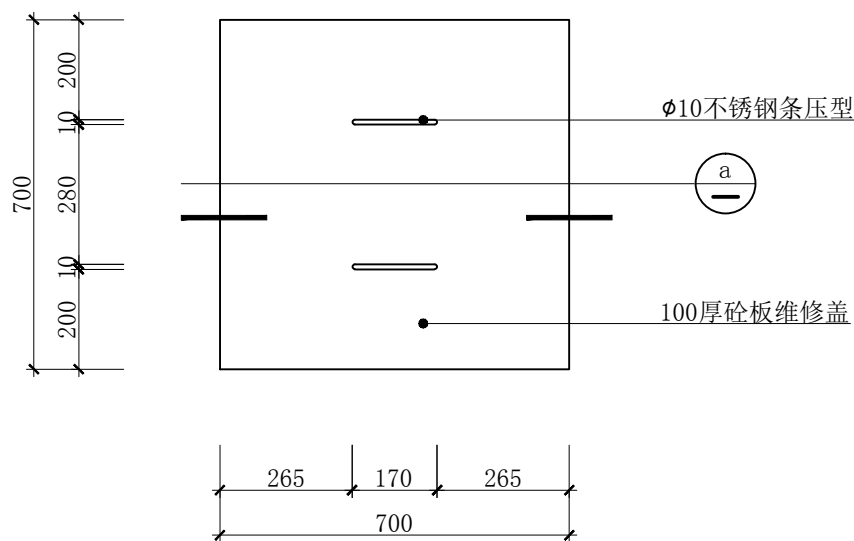

4 大样图
SCALE 1:10

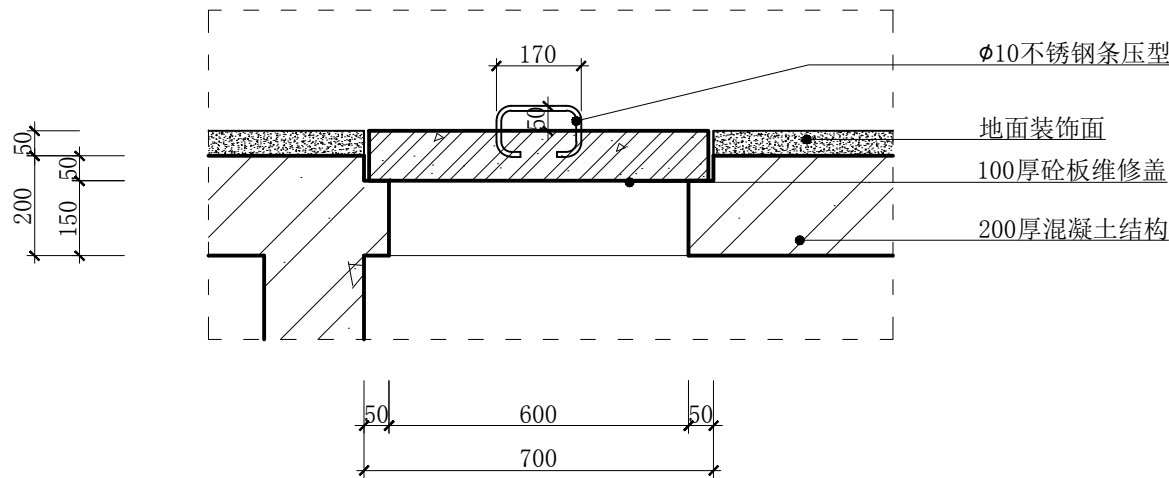

a 大样图
SCALE 1:10

注册章

工程设计出图专用章

总平面位置示意图



广东宏图建筑设计有限公司
Guangdong Hongtu architectural Design Co., Ltd.

Examined 审 定	李 何	
Checked 审 核	何 辉	
Project Principal 项目负责人	李 何	
Special Field in Charge 专业负责	何 辉	
Design Checked 校 对	何 辉	
Design 设 计	何 辉	
Drawn 绘 图	王 国 俊	

Counter Signature 会签			
总 图		电 气	
建 筑		弱 电	
结 构		暖 通	
给排水			

Client 建设单位

Project Title 工程名称
广东东江各属行政委员公署旧址

Sub-Title 子项名称

Drawing title 图纸名称

雨水收集池过滤板大样图

Sub-title NO. 子项号	DWG. STYLE 图 别 修 缮	DWG. NO. 图号 XFE-08
施工图审查批准书编号 NO.	VER. NO. 版号	Date 日期 2016.06
Design NO. 设计号		Scale 比例