

汕头市东部城市经济带建设开发管理中心

委托书

汕头市城建工程设计院：

现委托贵院开展东海岸新城新津片区 C 组团和 F 组团支路项目的可行性研究报告编制工作，请贵院按计划开展工作，保质保量完成任务。


汕头市东部城市经济带建设
开发管理中心
2017 年 3 月 30 日

日期	姓名	专业	日期	姓名	专业
		给水			道路
		路灯			桥梁
		绿化			水排




说明：图中尺寸均以米为单位。
采用85国家高程系

工程名称	汕头市东海岸新城新津片区C组团支路项目	子项		图纸内容	项目区位图	设计阶段	方案设计	图号	ZT-
------	---------------------	----	--	------	-------	------	------	----	-----

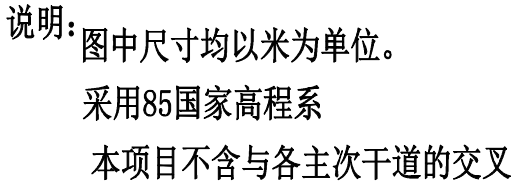


日期			
姓名			
专业	水	灯	化
专业	给	路	绿
日期			
姓名			
专业	路	梁	水
专业	道	桥	排


总张	第张

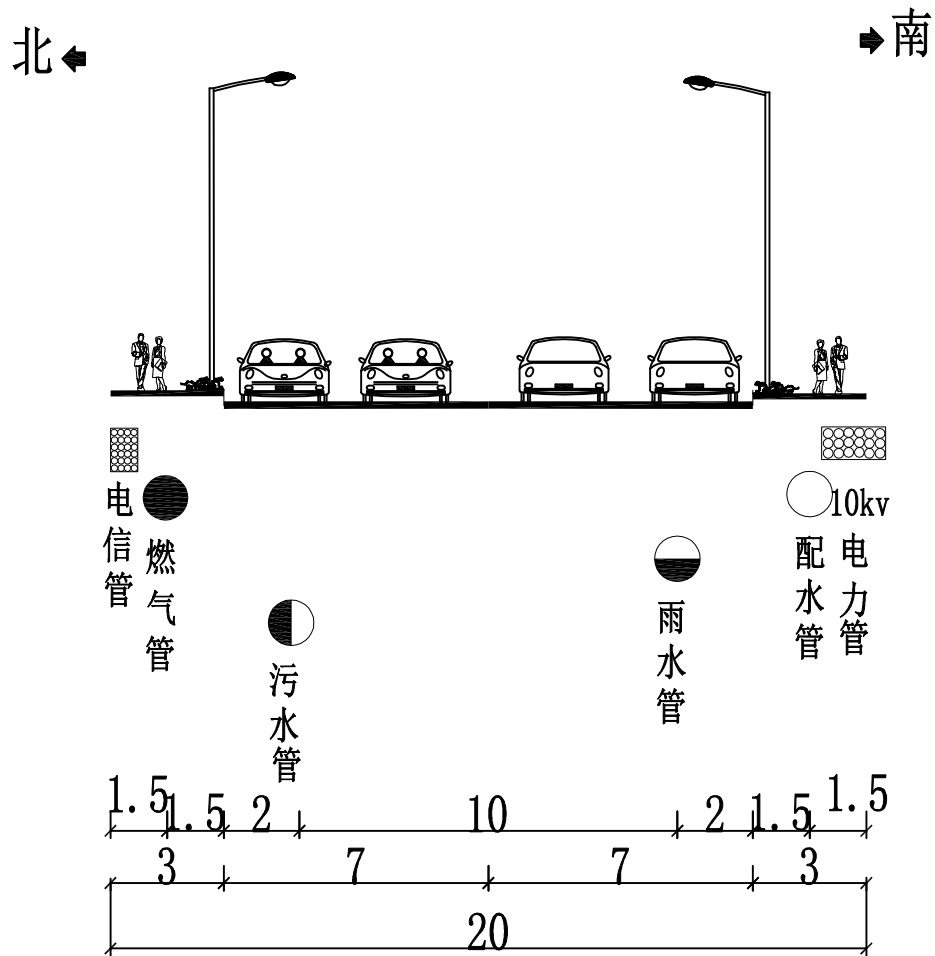

道路标准横断面

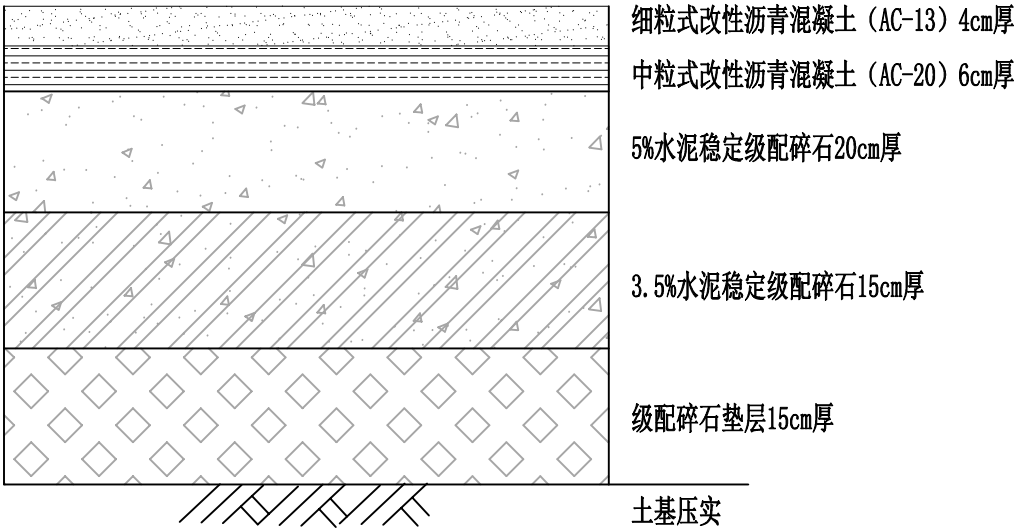

一般支路机动车道路面结构图 1:10

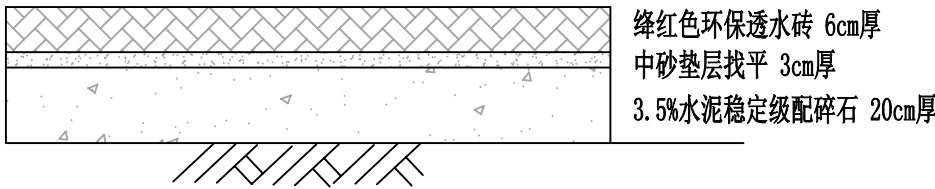

人行道路面结构图 1:10

说明:

- 1、图中尺寸均以米为单位。
- 2、水泥稳定料水泥用量为推荐值，施工单位应进行配比试验确定水泥用量。
- 3、水泥、集料等原材料的技术要求，应符合《城镇道路路面设计规范》CJJ 169-2011和《水泥混凝土路面施工技术规范》JTG F30-2003的有关规定。
- 4、路面施工除满足《水泥混凝土路面施工技术规范》JTG F30-2003现及行与路面施工相关的规范要求，路基以及路面各结构层的施工，应使其下面材料层达到设计要求和相应的施工规范要求后，方能进行其上结构层的施工。

工程名称	汕头市东海岸新城新津片区C组团支路项目	子项		图纸内容	道路横断面结构图	设计阶段	方案设计	图号	DL-
------	---------------------	----	--	------	----------	------	------	----	-----

日期	姓名	专业	日期	姓名	专业
		给水			道路
		路灯			桥梁
		绿化			排水

总张	第张



图例

- 给水管
- 二次加压泵房
- 管径
- 供水管道长度
- C组团范围界线
- 设计范围外给水管

图中尺寸均以米为单位。

工程名称	汕头市东海岸新城新津片区C组团支路项目	子项		图纸内容	给水工程总平面图	设计阶段	方案设计	图号	GS-
------	---------------------	----	--	------	----------	------	------	----	-----

日期	姓名	专业	日期	姓名	专业
		给水			路灯
					绿化
日期	姓名	专业	日期	姓名	专业
		道路			桥梁
					排水

总	张	第	张



图例

- 雨水管
- 雨水流向
- C组团范围界线
- 设计范围外雨水管
- 雨水排出口
- 水体
- 雨水泵站

D1000 L120 i1.0%
管径(mm) 管长(m) 坡度
BxH=2400x2000 L124 i0.4%
渠长(mm)X宽(mm) 管长(m) 坡度

-0.48 \ 管底埋深

图中尺寸均以米为单位。

工程名称	汕头市东海岸新城新津片区C组团支路项目	子项		图纸内容	雨水工程总平面图	设计阶段	方案设计	图号	YS-
------	---------------------	----	--	------	----------	------	------	----	-----

专业	姓名	日期	专业	姓名	日期
专业			给水		
道路			路灯		
桥梁			绿化		
排水					

总 张	第 张



图中尺寸均以米为单位。

工程名称	汕头市东海岸新城新津片区C组团支路项目	子项		图纸内容	污水工程总平面图	设计阶段	方案设计	图号	WS-
------	---------------------	----	--	------	----------	------	------	----	-----

专业日期	姓名	专业	专业	日期	姓名	专业
道路	桥梁	给水	路灯	绿化	排水	水

总张	第张
----	----



图例

- 110kv高压线路
- 10kv低压线路
- 变电站
- 10kv开闭所
- C组团范围界线

图中尺寸均以米为单位。

工程名称	汕头市东海岸新城新津片区C组团支路项目	子项		图纸内容	电力工程总平面图	设计阶段	方案设计	图号	DL-
------	---------------------	----	--	------	----------	------	------	----	-----

日期	姓名	专业	日期	姓名	专业
		给水			道路
		路灯			桥梁
		绿化			排水

总 张	第 张



图例

- | | | | |
|--------|------------|--|----------|
| | 电信管道 | | C组团范围界线 |
| 18d100 | 电信管道管孔数和孔径 | | 设计范围外通信管 |
| | 电信局 | | |
| | 邮政支局 | | |

图中尺寸均以米为单位。

工程名称	汕头市东海岸新城新津片区C组团支路项目	子项		图纸内容	通信工程总平面图	设计阶段	方案设计	图号	DX-
------	---------------------	----	--	------	----------	------	------	----	-----