



广东建华装饰工程有限公司

GuangDong Jianhua Decoration & Engineering Co.,Ltd.

建筑装饰工程设计专项甲级  
消防设施工程设计专项乙级  
建筑幕墙工程设计专项乙级  
ISO 9001 认证企业

广东省汕头市龙湖区衡山路32号大楼17-20楼  
邮编：515041  
电话：(0754) 88565305  
传真：(0754) 88544910  
Http://www.gdjianhua.com  
E-mail:gdjh@vip.163.com

工程名称：

汕头市委会议中心  
改造工程

图纸名称：

会议中心电器照明平面图

工程编号：

版本号：

设计签名

项目设计  
负责人

黄世京

专业设计  
负责人

郑俊元

制 图 人

冯永存

审 核 人

林

审 定 人

郑俊元


日 期：

比 例：

图 号：BP09

图纸用途：

- ☐ 方案设计  
☐ 初步设计  
☒ 施工图纸  
☐ 装修图纸  
☐ 招标图纸

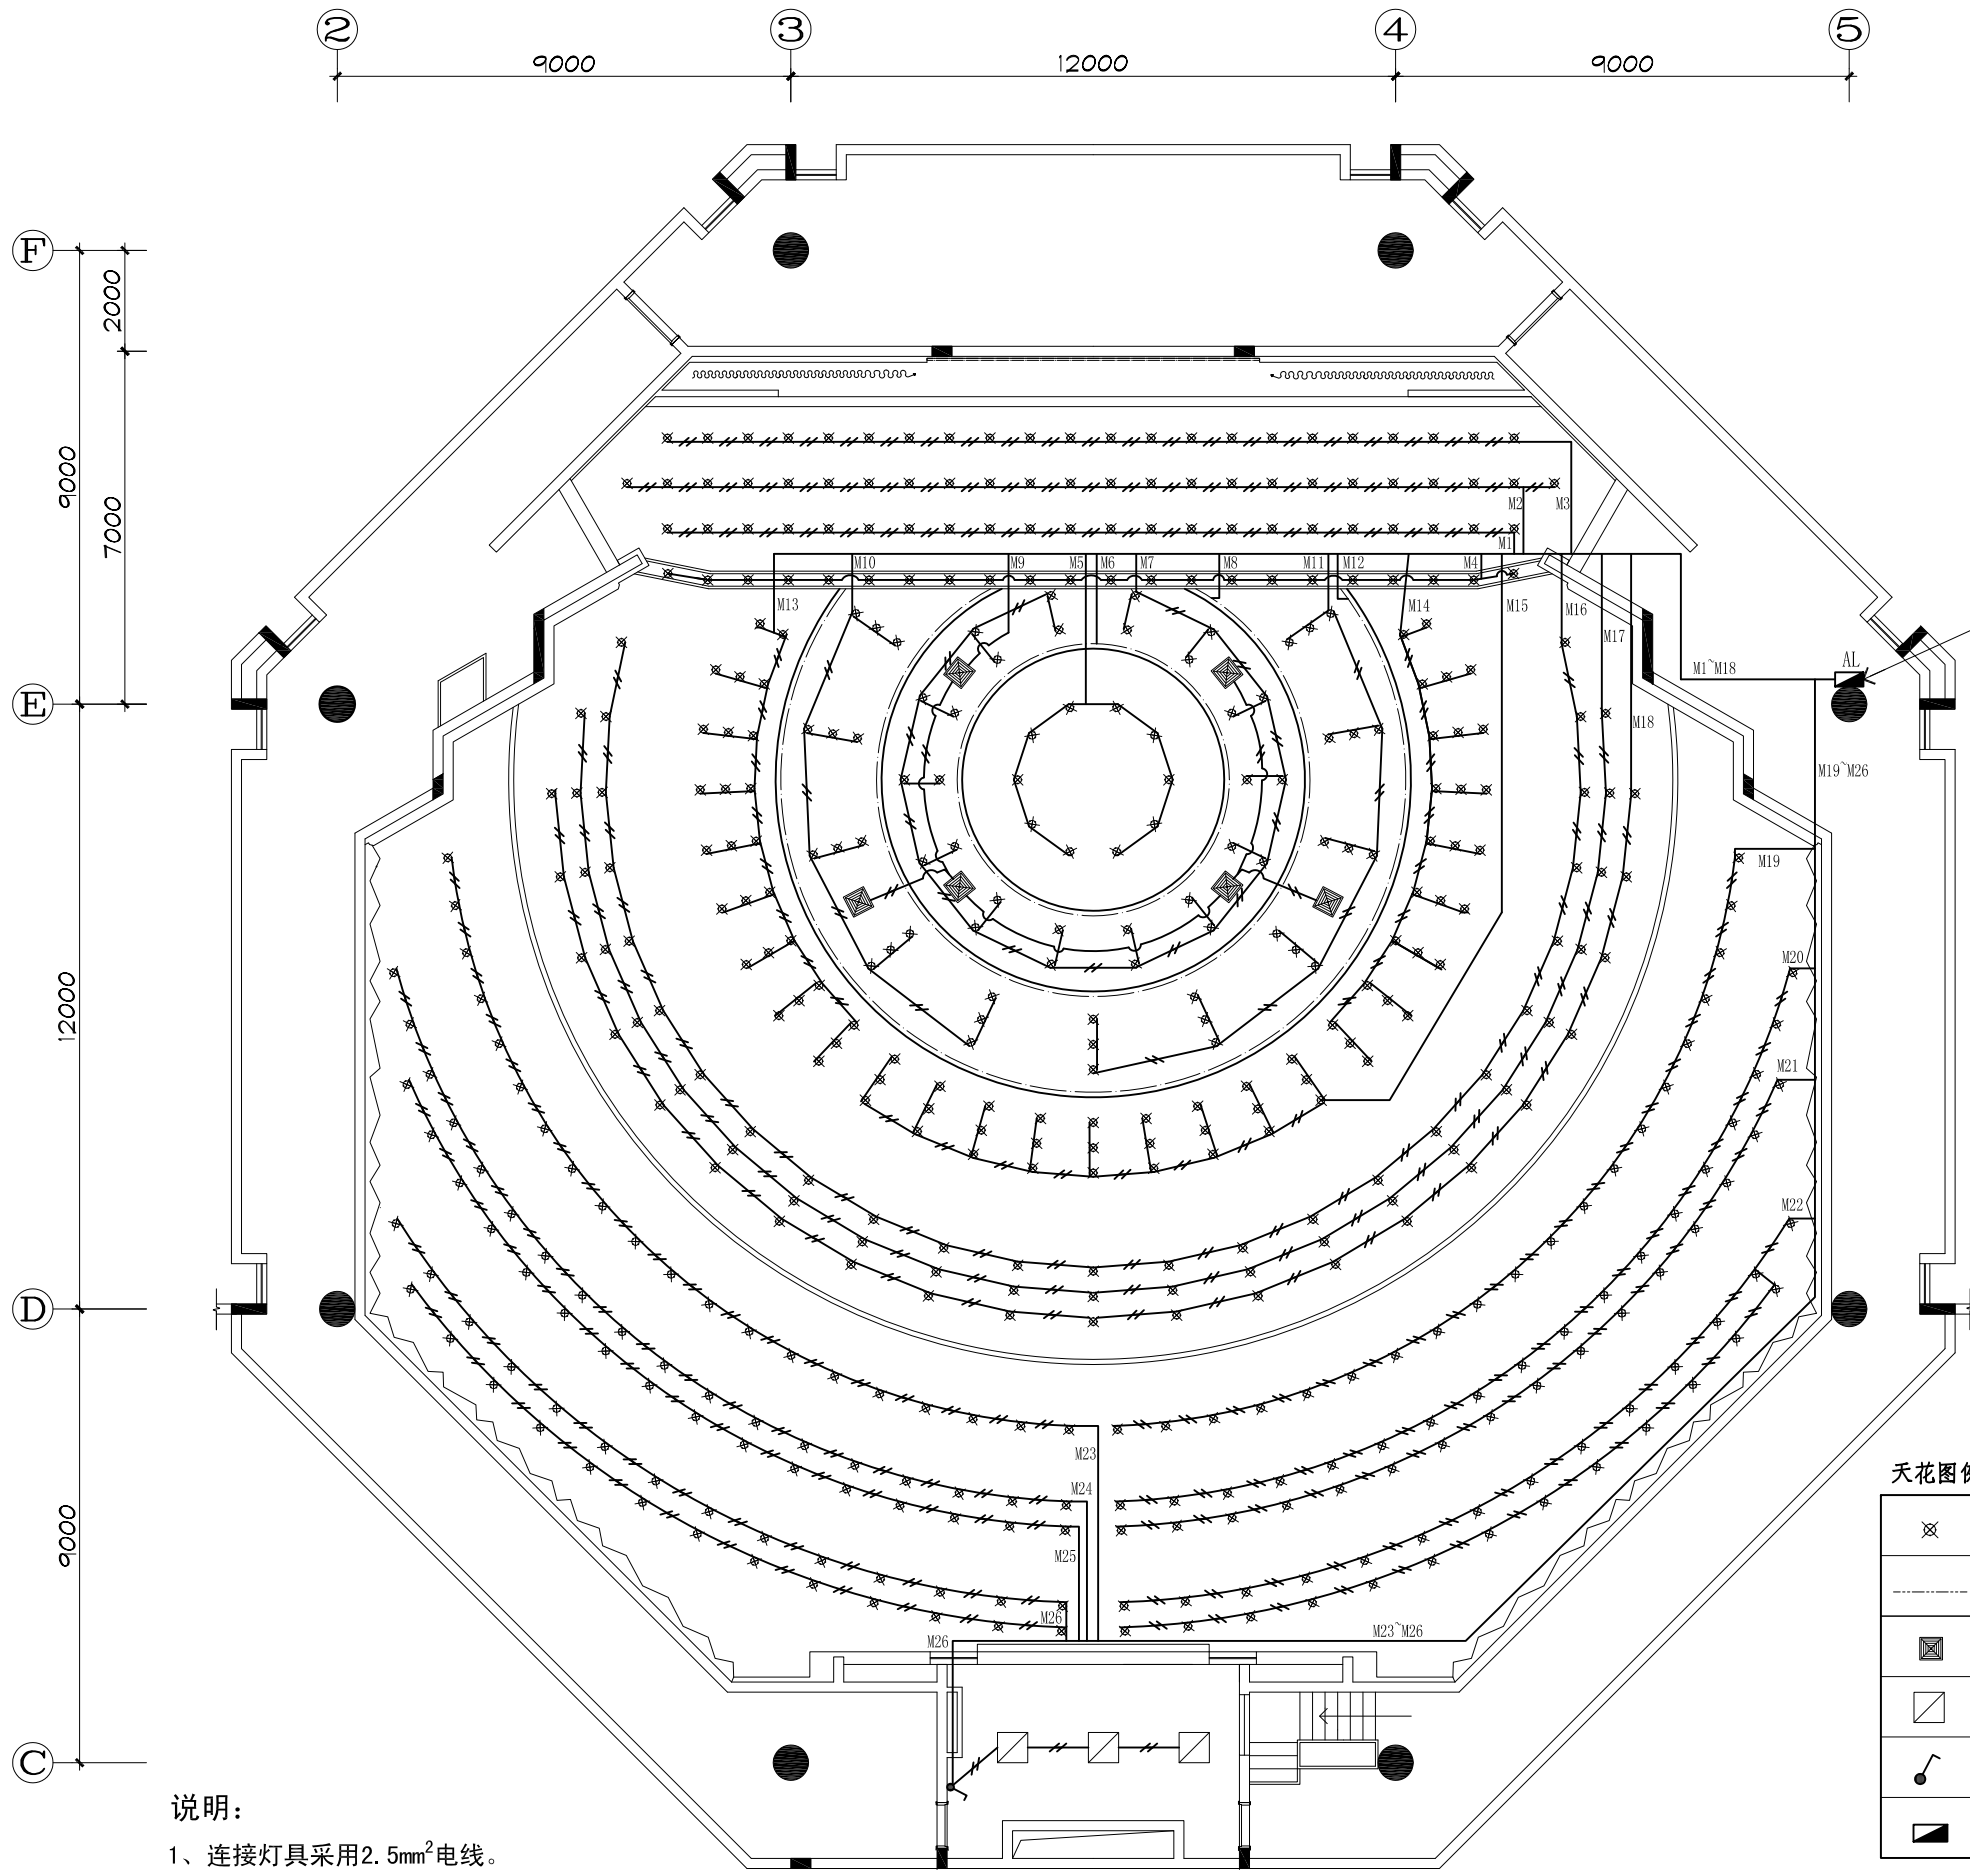

说明：

- 1、连接灯具采用2.5mm<sup>2</sup>电线。
- 2、2.5平方线2~5根穿PC20电线管，  
6~8根穿PC25电线管，9~10根穿PC32电线管，  
10根以上穿PC40电线管，其它详见系统图。

01  
BP09

REFLECTED CEILING PLAN

Scale 1 : 150

会议中心电器照明平面图